



令和2年度				
工事名	県道瀬戸飯塚線配水支管布設替工事			
工事箇所	飯塚市 天道 地内			
平面図・横断面・標準床掘路面復旧図	縮尺	図示		
課長	課長補佐	係長	係	図面番号
				2/3
飯塚市企業局 上水道課				

平面図 (S=1/600)

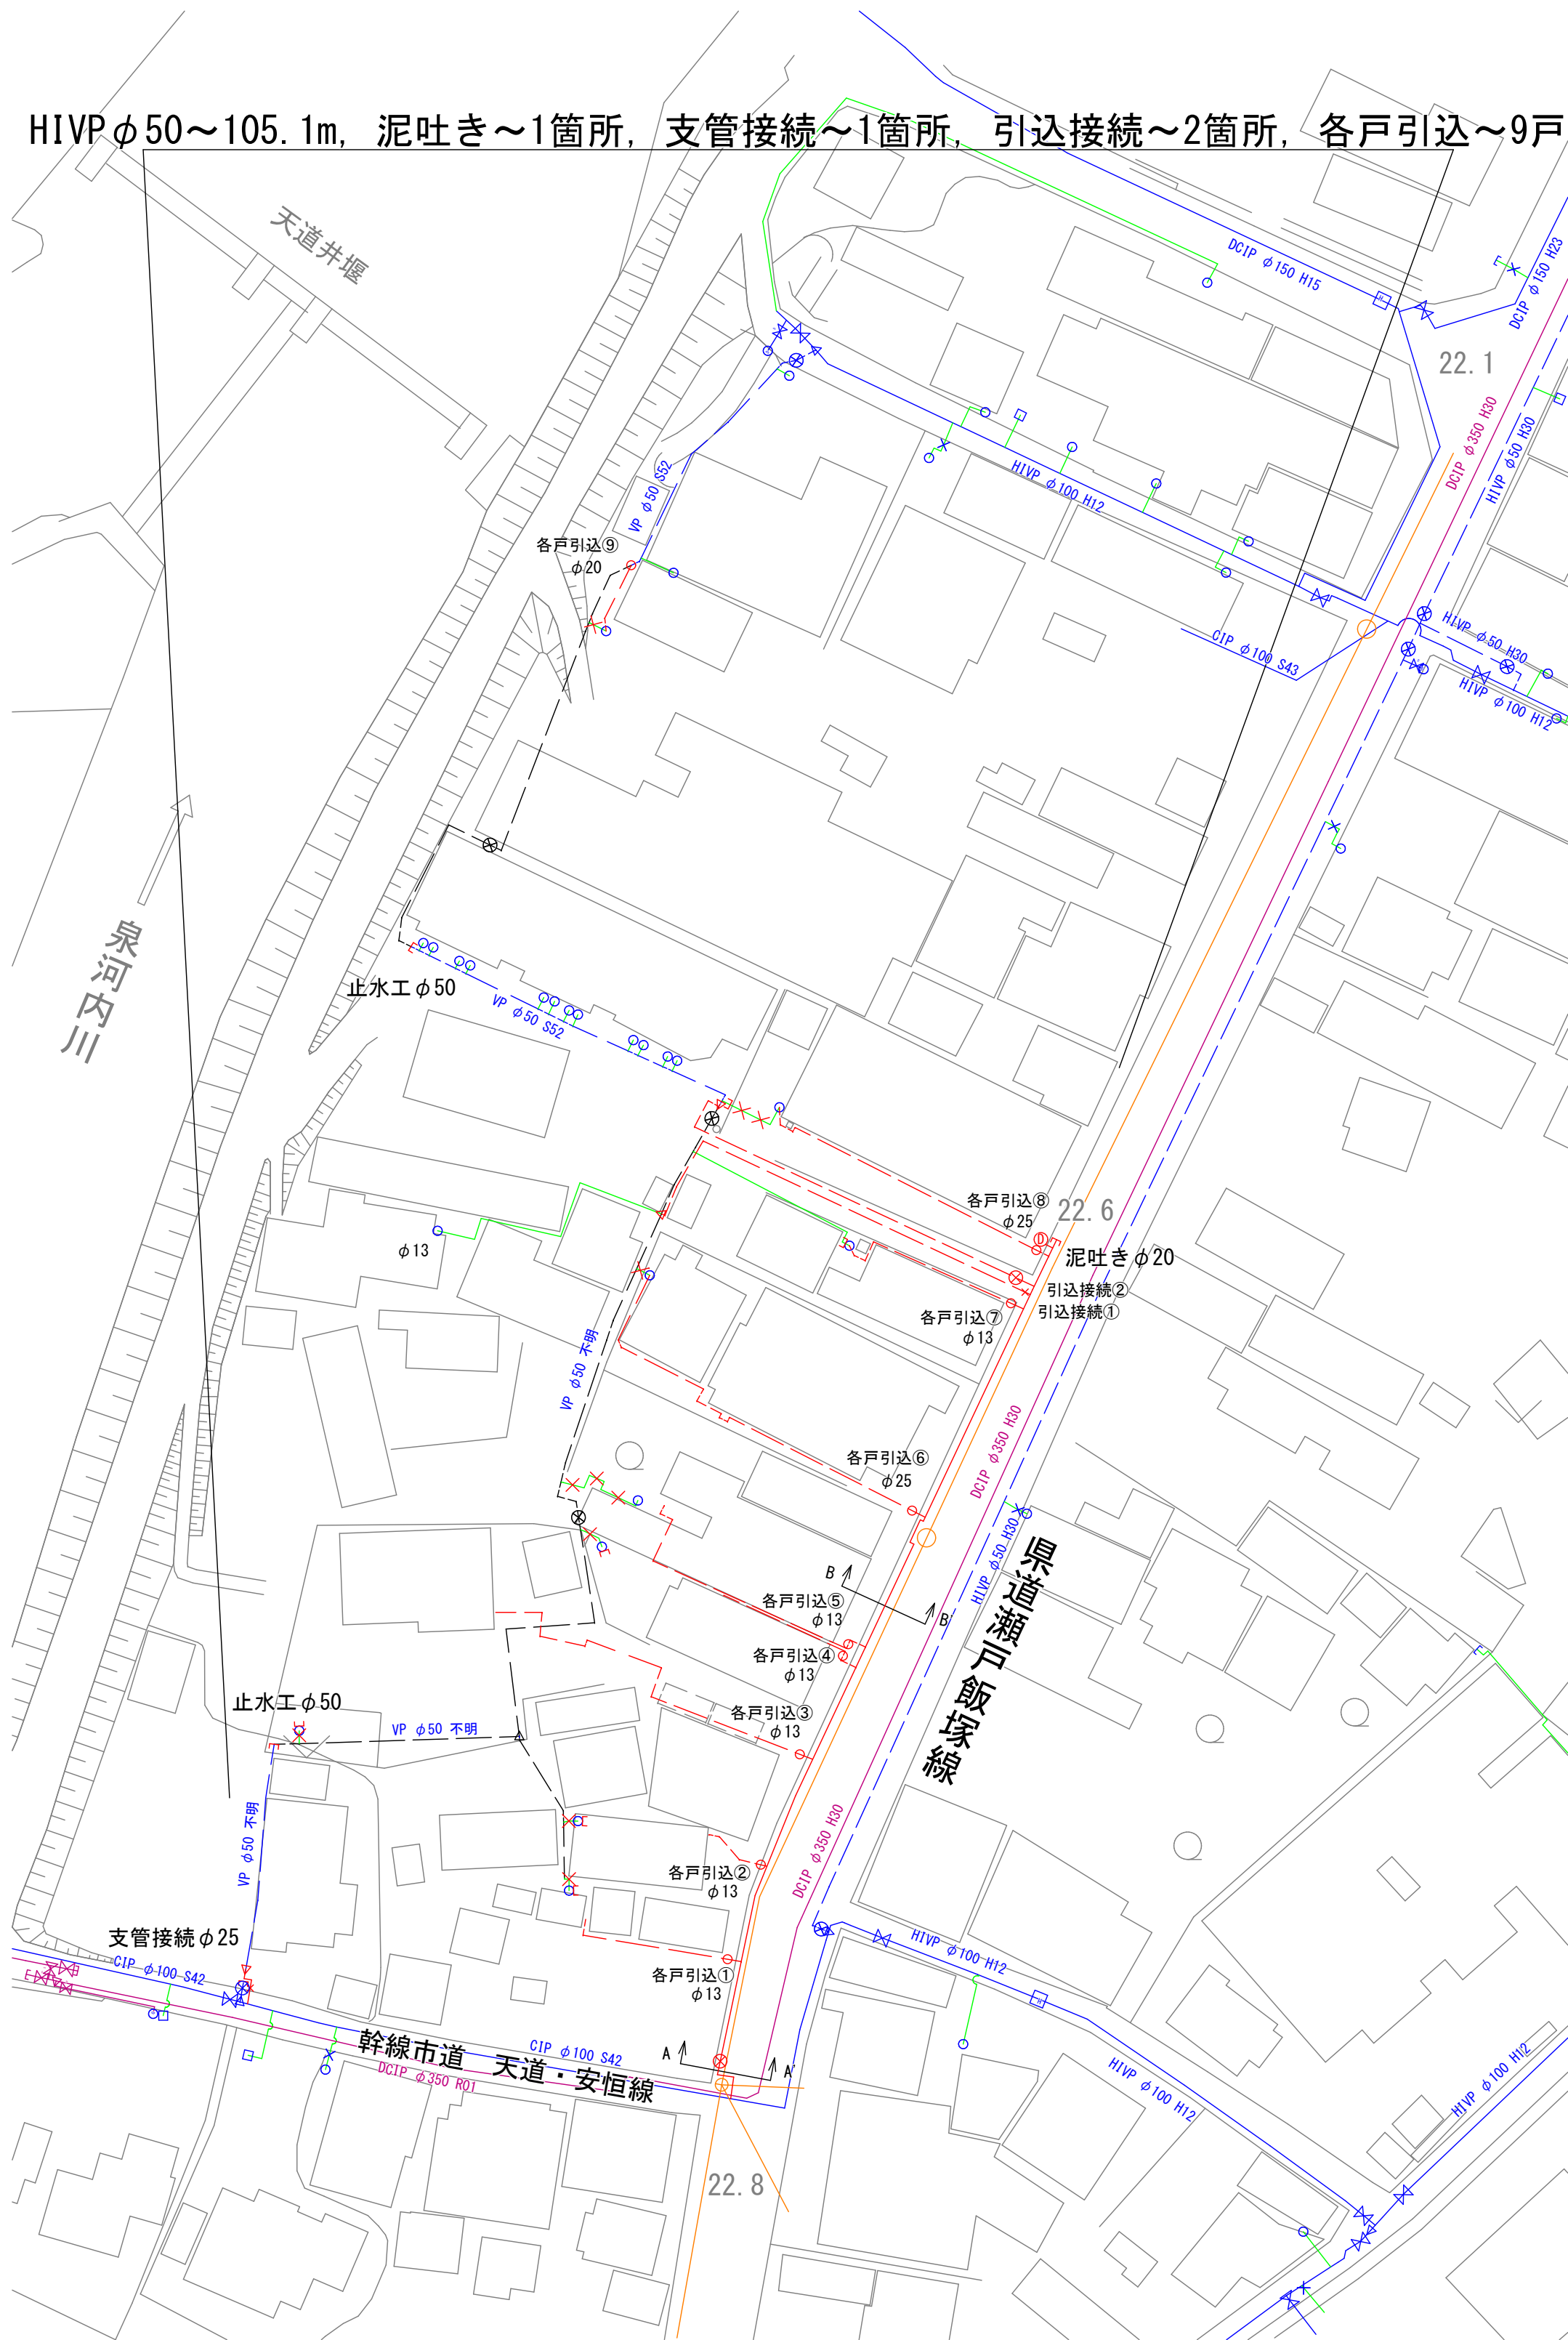


凡 例	
新設配水管	— (solid red)
新設給水管	- - - (dashed red)
廃止計画管	— (solid grey)
既設配水管	— (solid blue)
既設配水支管	- - - (dashed blue)
給水管	— (solid green)
送水管	— (solid pink)
NTT	— (solid orange)

横断面 (S=1/50)

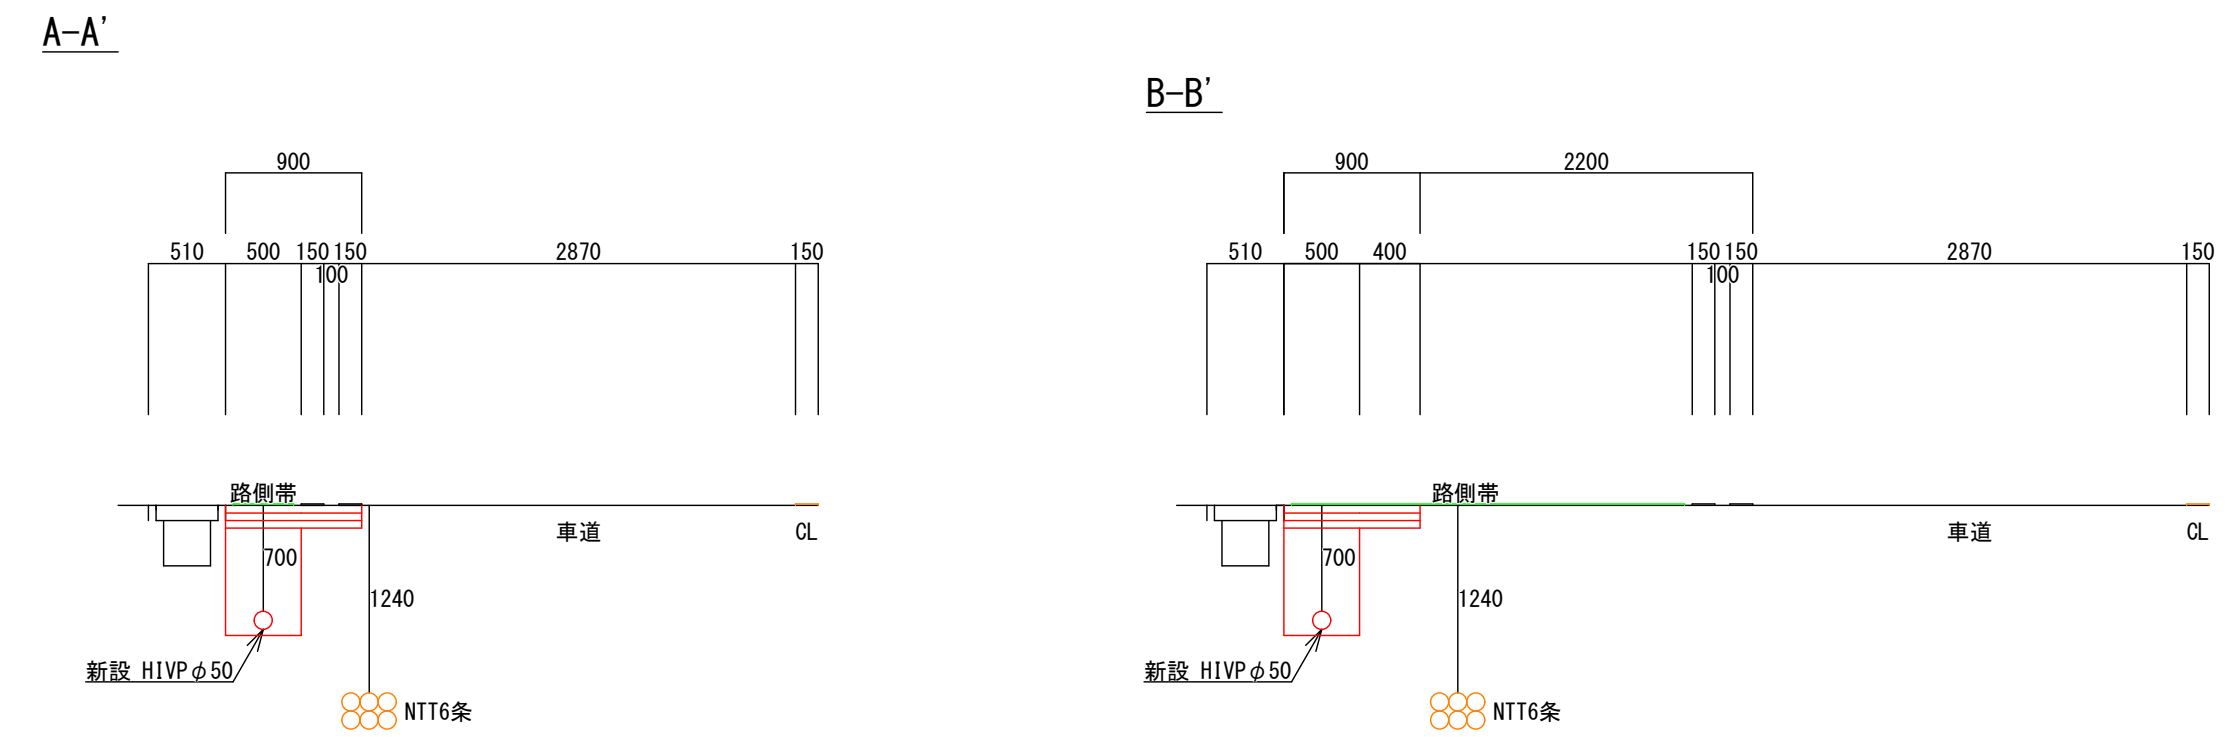


標準床掘路面復旧図 (S=1/30)

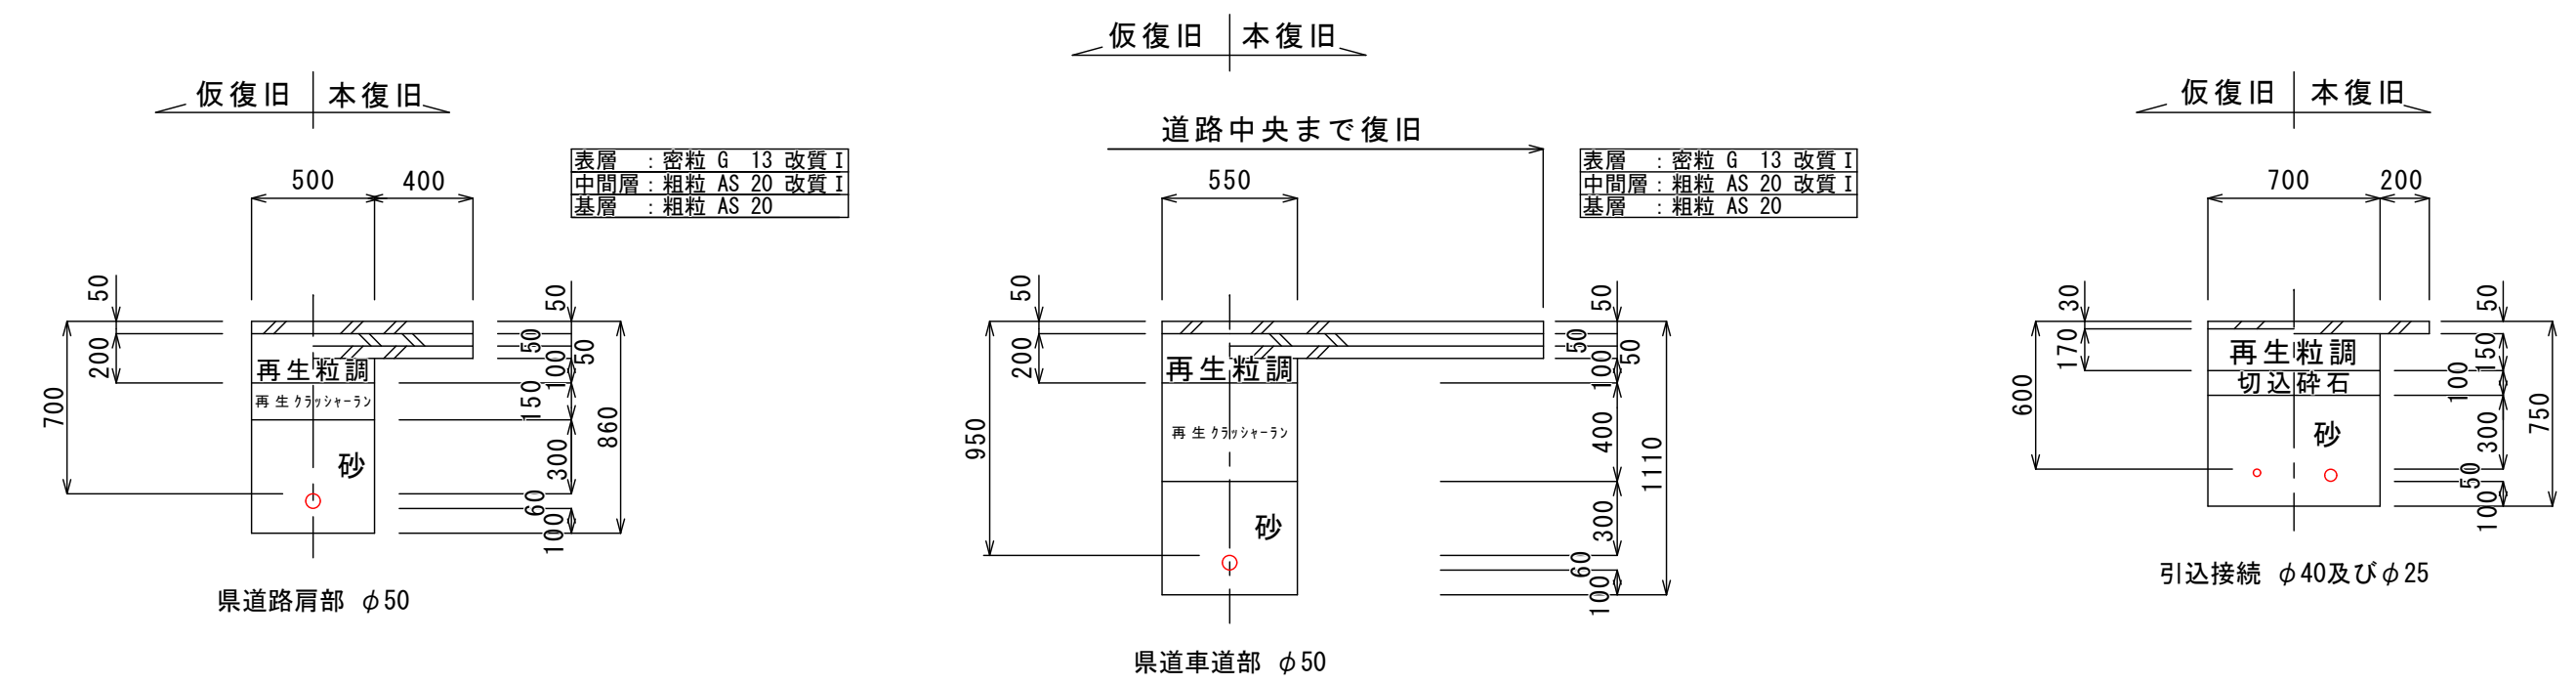

令和2年度						
工事名	県道瀬戸飯塚線配水支管布設替工事					
工事箇所	飯塚市 天道 地内					
配管図					縮尺	Free
課長	課長補佐	係長	係	図面番号	3/3	
飯塚市企業局 上水道課						

配管図

HIVP φ50~105.1m, 泥吐き~1箇所, 支管接続~1箇所, 引込接続~2箇所, 各戸引込~9戸

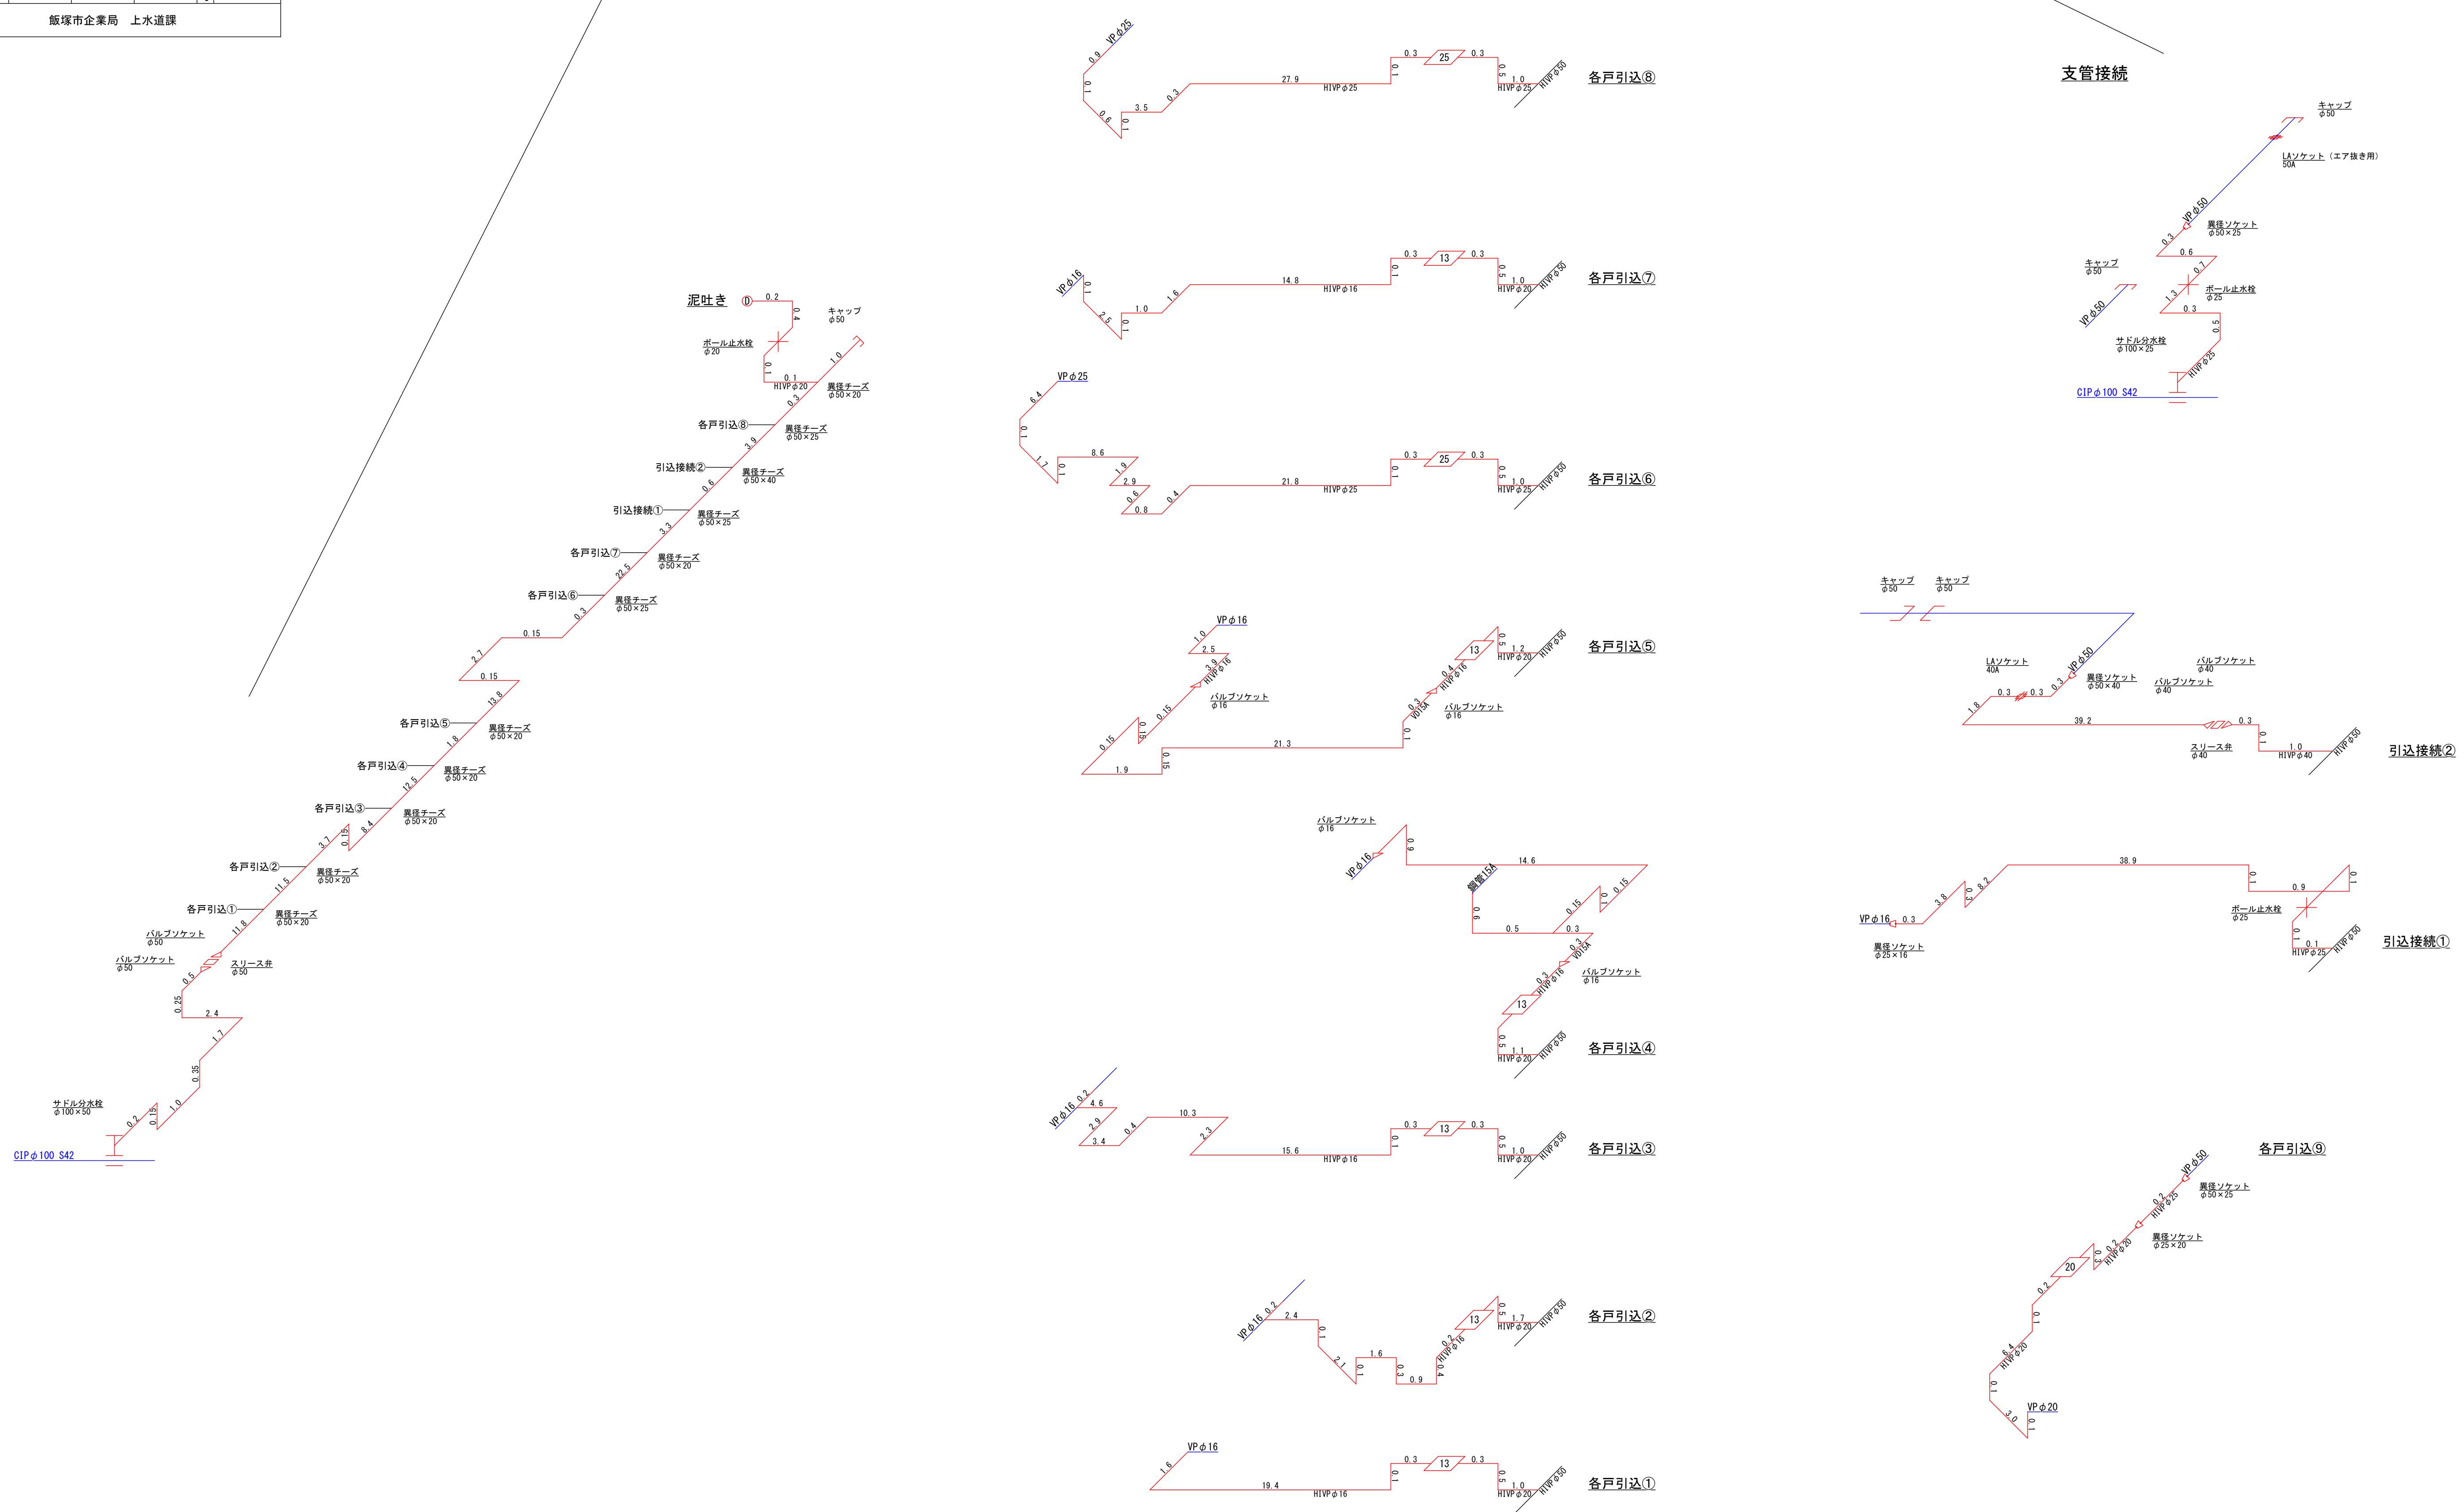

支管接続

