



令和2年度				
工事名	棟本地区配水管布設替及び消火栓改良工事			
工事箇所	飯塚市 棟本 地内			
平面図・横断面図・土留工標準図 標準床掘路面復旧図	縮尺	図示		
課長	課長補佐	係長	係	図面番号 2/3
飯塚市企業局 上水道課				

平面図 (S=1/500)


凡 例	
新設配水管	
既設配水管	
廃止計画管	
給水管	

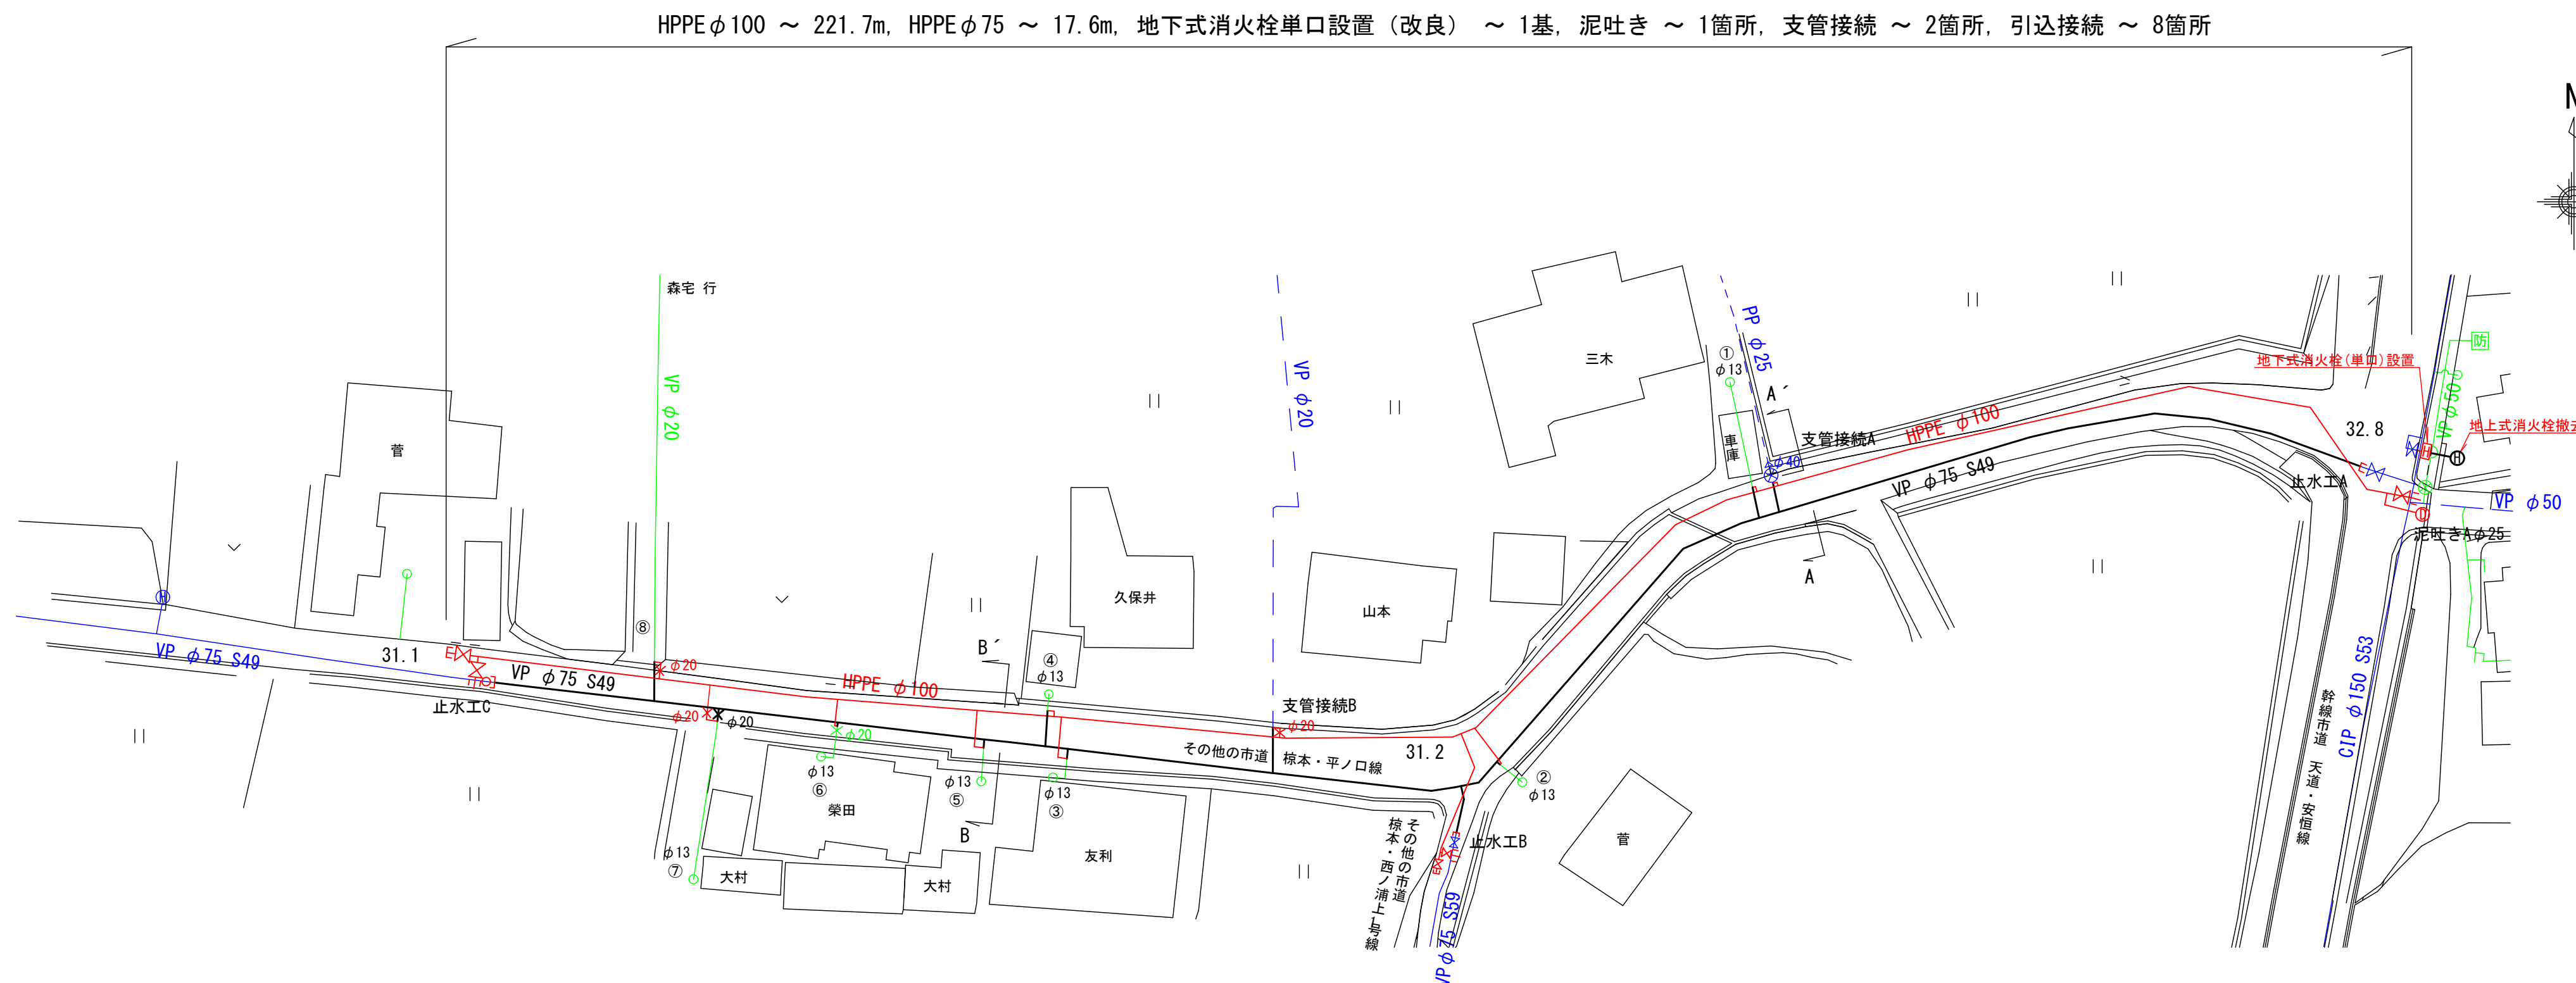


横断面図 (S=1/100)

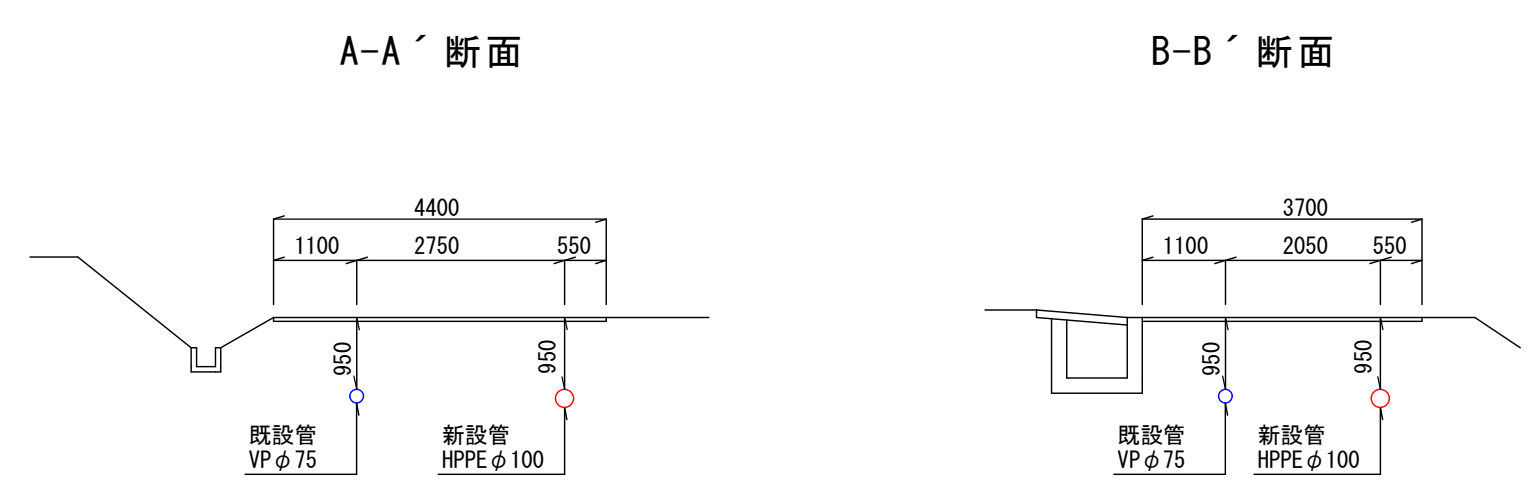

土留工標準図 (S=1:30)

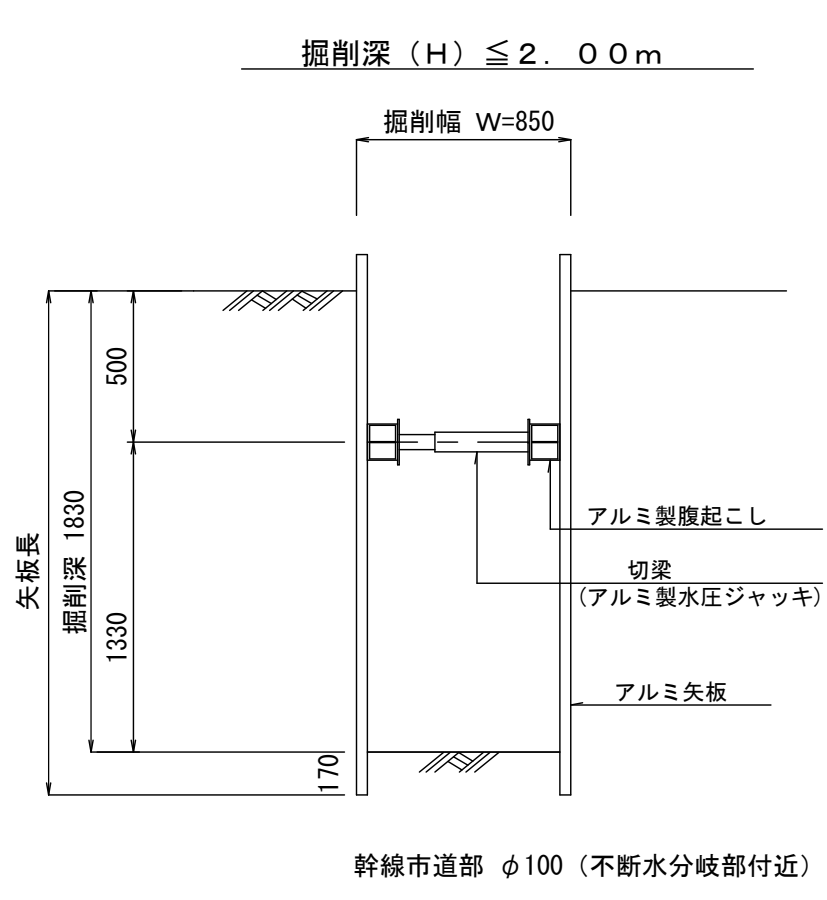


標準床掘路面復旧図 (S=1/30)

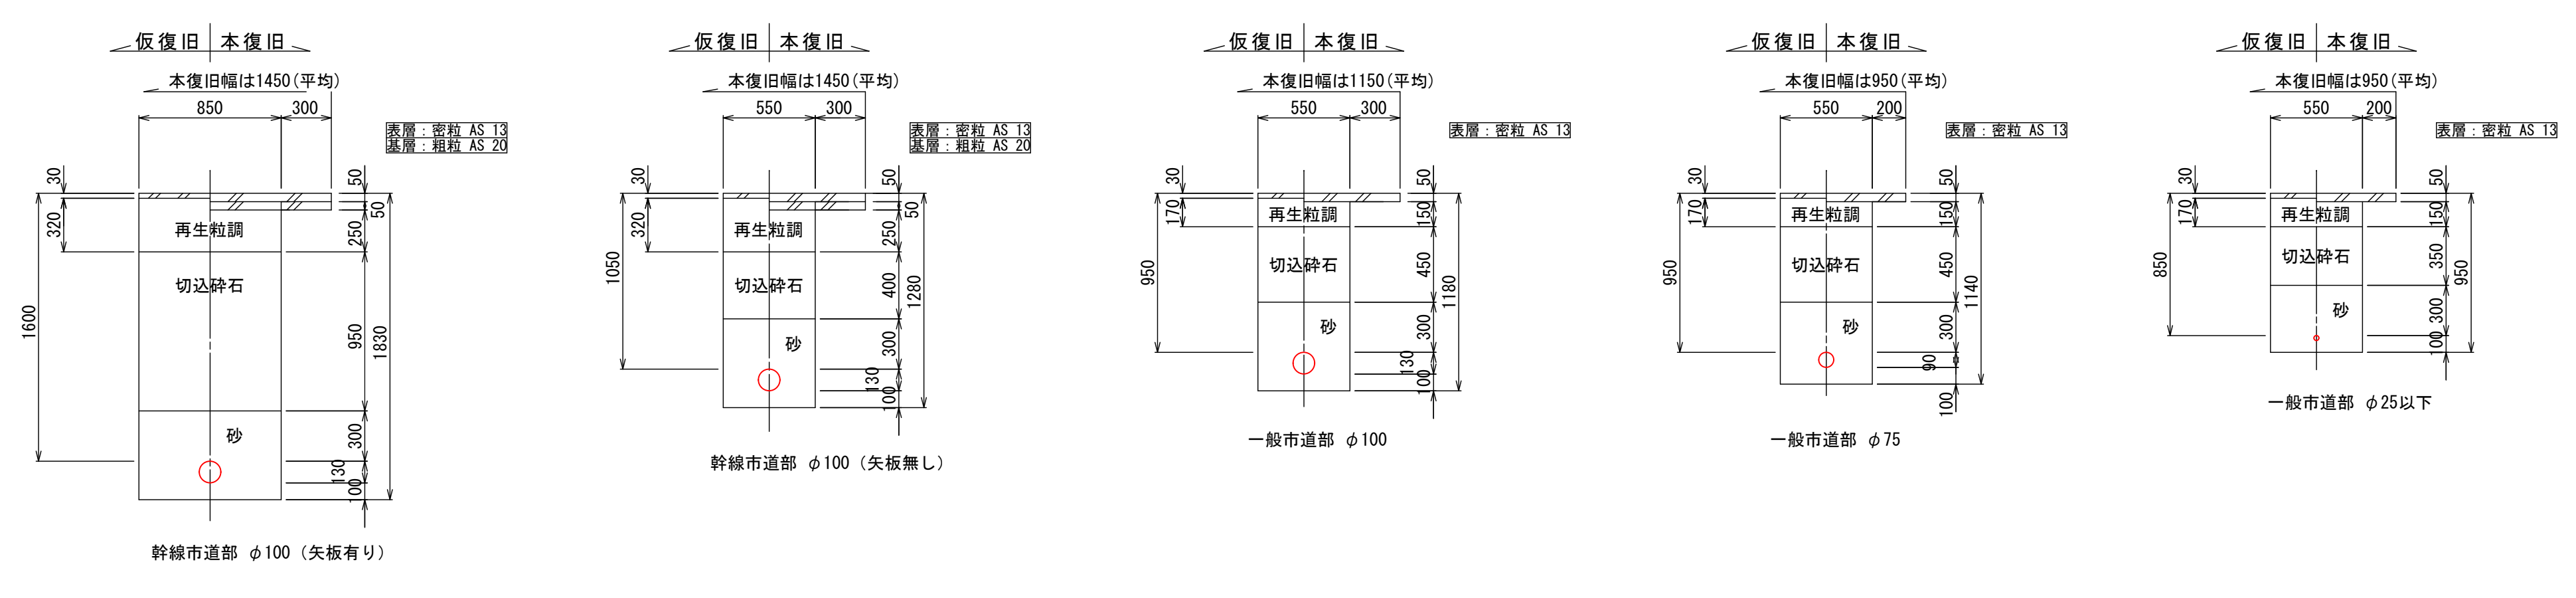

令和2年度						
工事名	椋本地区配水管布設替及び消火栓改良工事					
工事箇所	飯塚市 椋本 地内					
配管透視図					縮尺	図示
課長	課長補佐	係長	係	図面番号	3/3	
飯塚市企業局 上水道課						


配管透視図 (S-Free)

HPPE φ100 ~ 221.7m, HPPE φ75 ~ 17.6m, 地下式消火栓単口設置 (改良) ~ 1基, 泥吐き ~ 1箇所, 支管接続 ~ 2箇所, 引込接続 ~ 8箇所

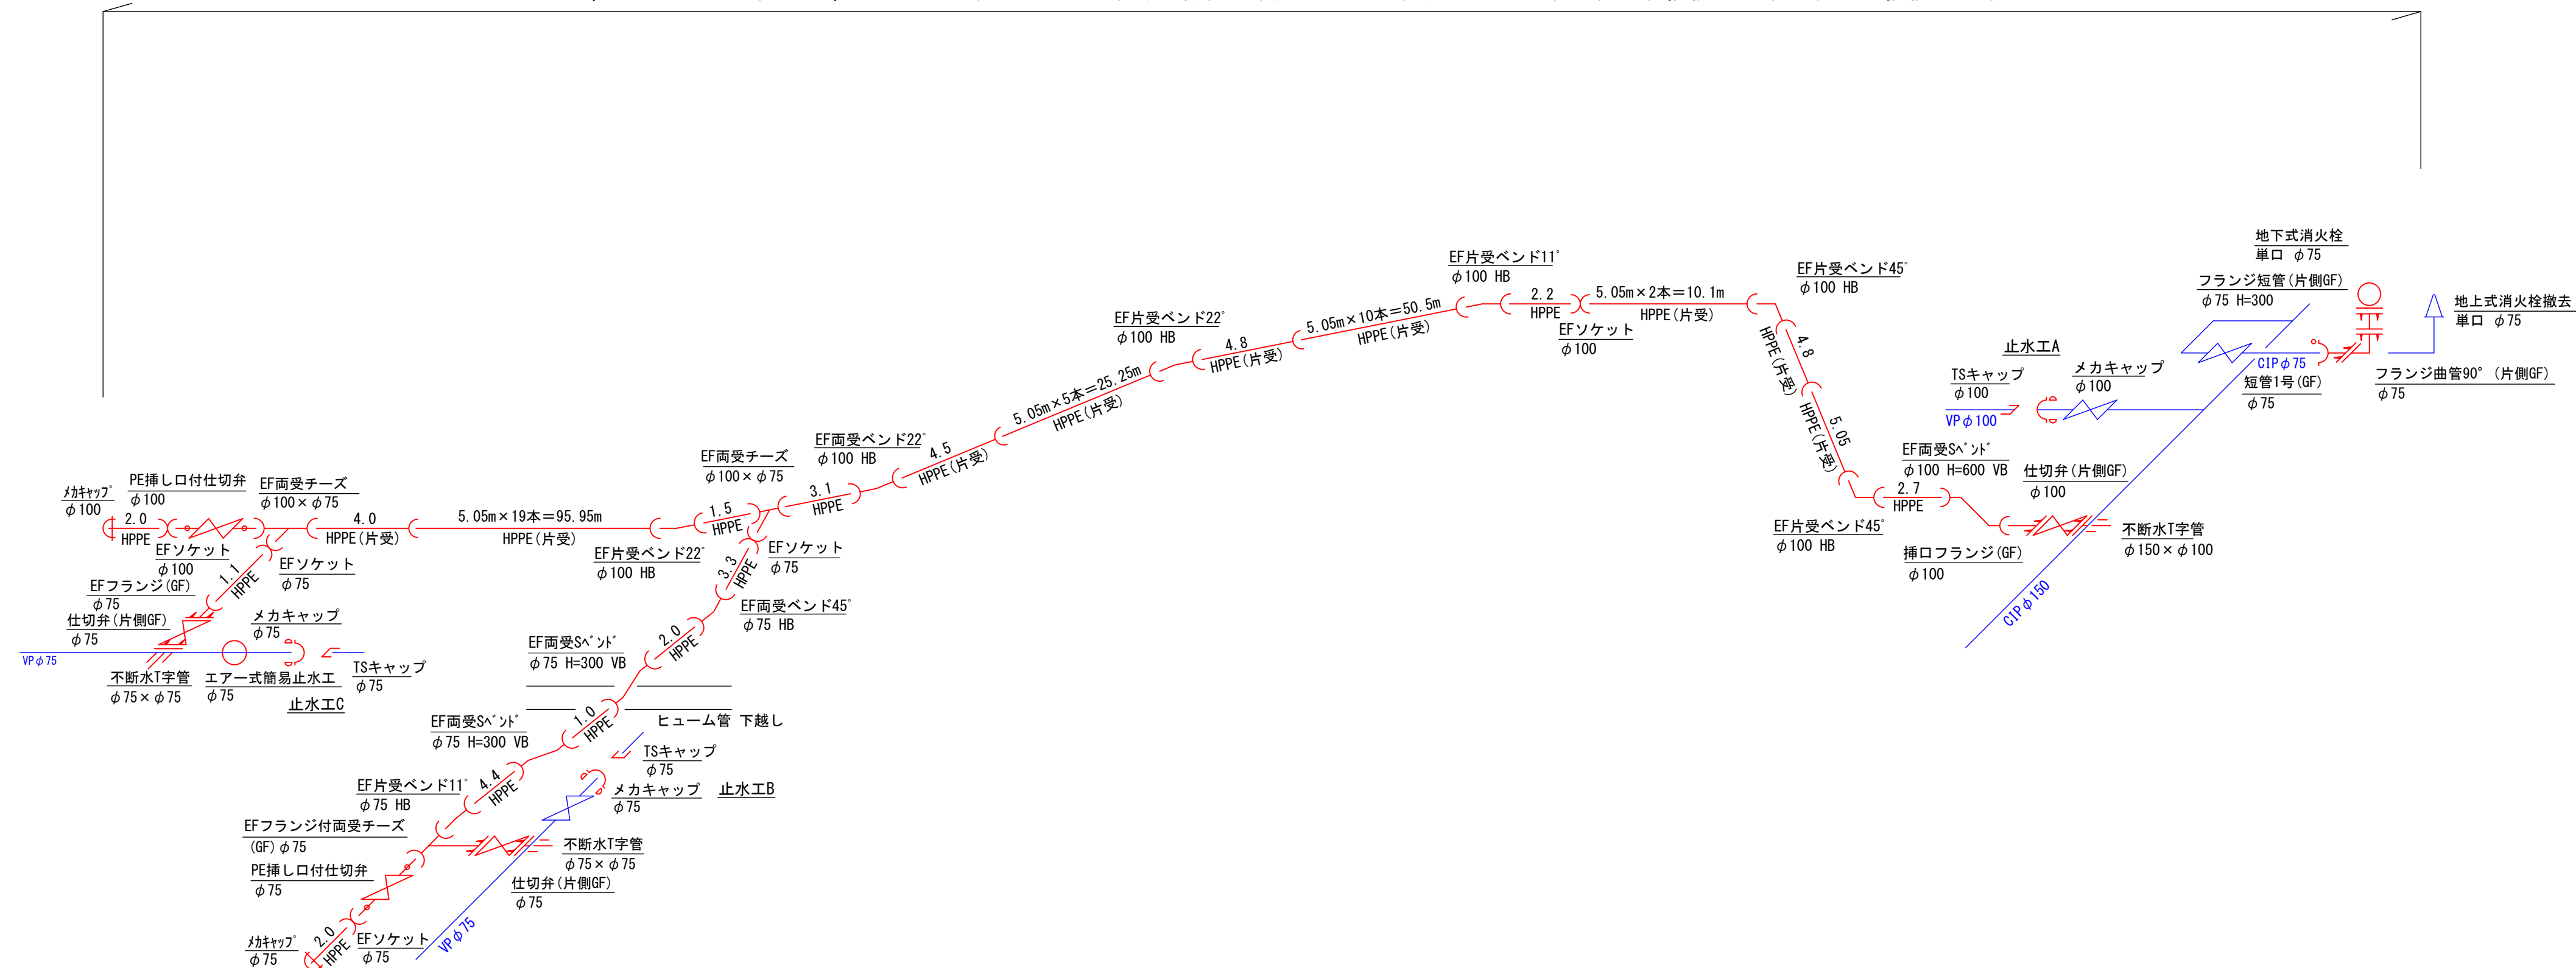


支管接続








支管接続A

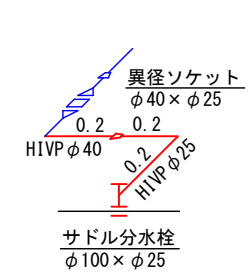

支管接続B

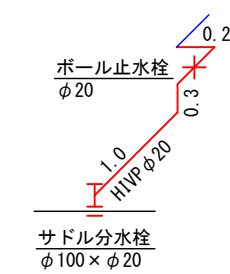

引込接続

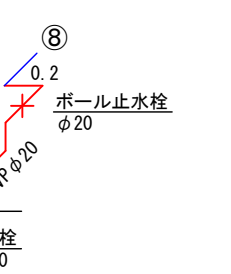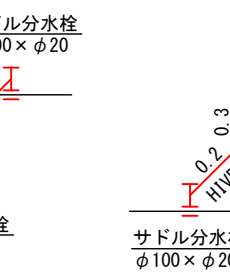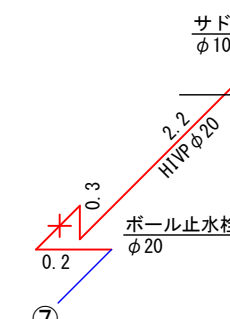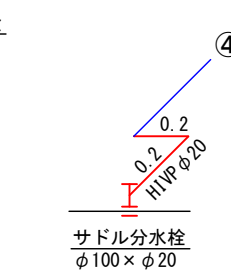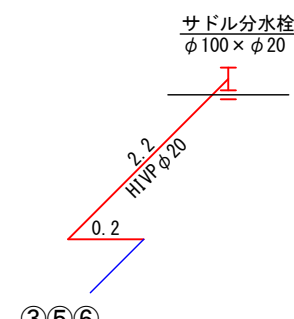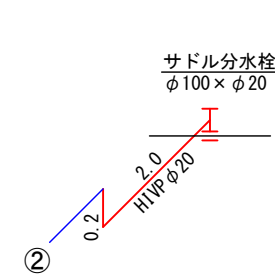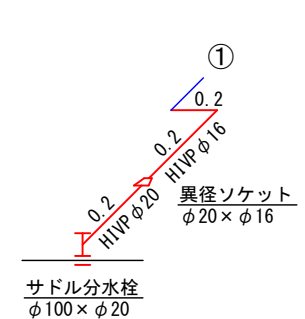

泥吐き

泥吐きA

