



令和 2年度			
工事名	目尾・久保白線配水管布設替(2工区)工事		
工事箇所	飯塚市 川津 地内		
平面図・横断面・標準床掘路面復旧図	縮尺	図示	
課長	課長補佐	係長	係
2/3			
飯塚市企業局 上水道課			




平面図 (S=1/500)

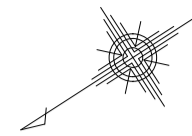

HPPE φ150~216.8m, HPPE φ100~10.2m, 地下式消火栓双口移設(流用)~1基, 地上式消火栓双口接続~1箇所, 泥吐き~1箇所, 引込接続~6箇所

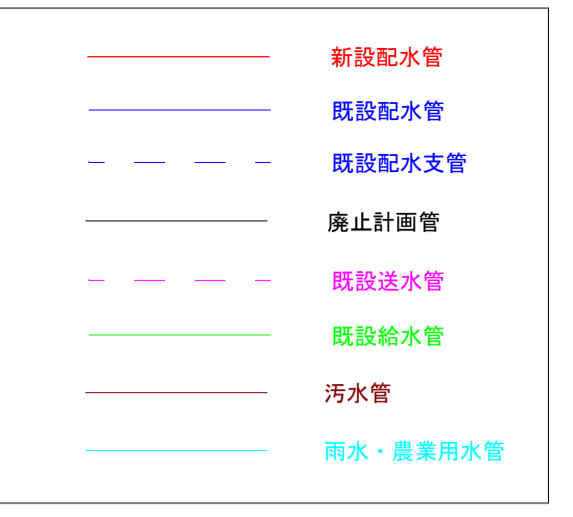


1工区施工箇所平面図 (S=1/500)

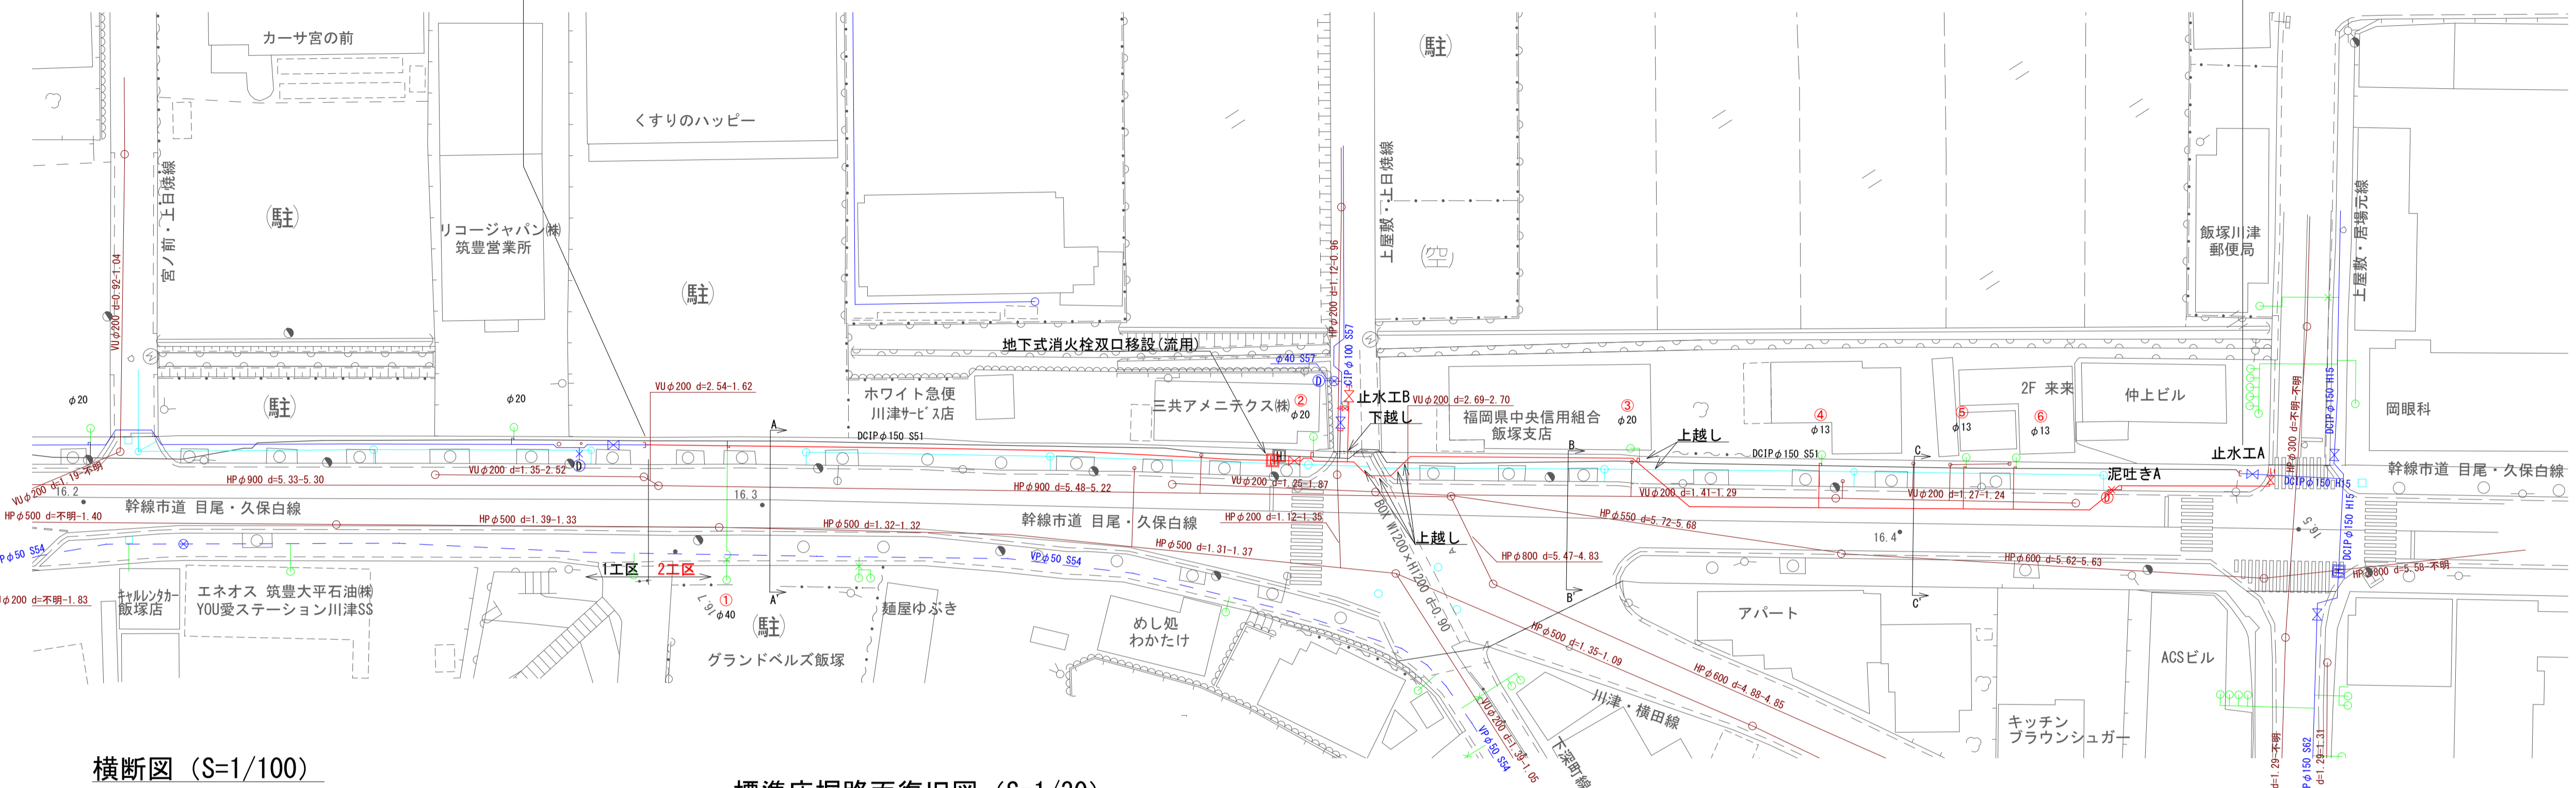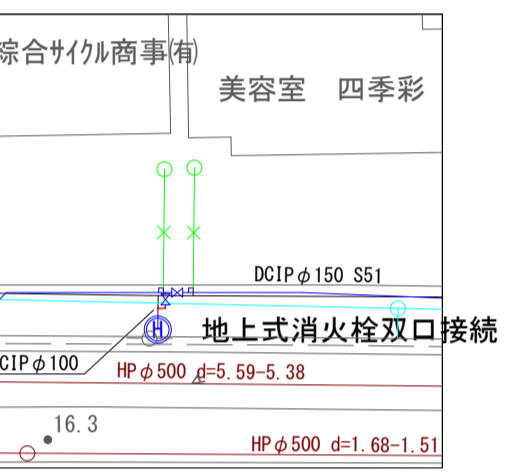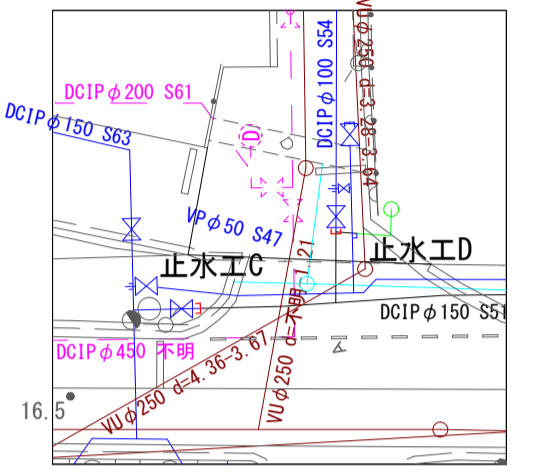


横断面図 (S=1/100)

標準床掘路面復旧図 (S=1/30)



A-A'

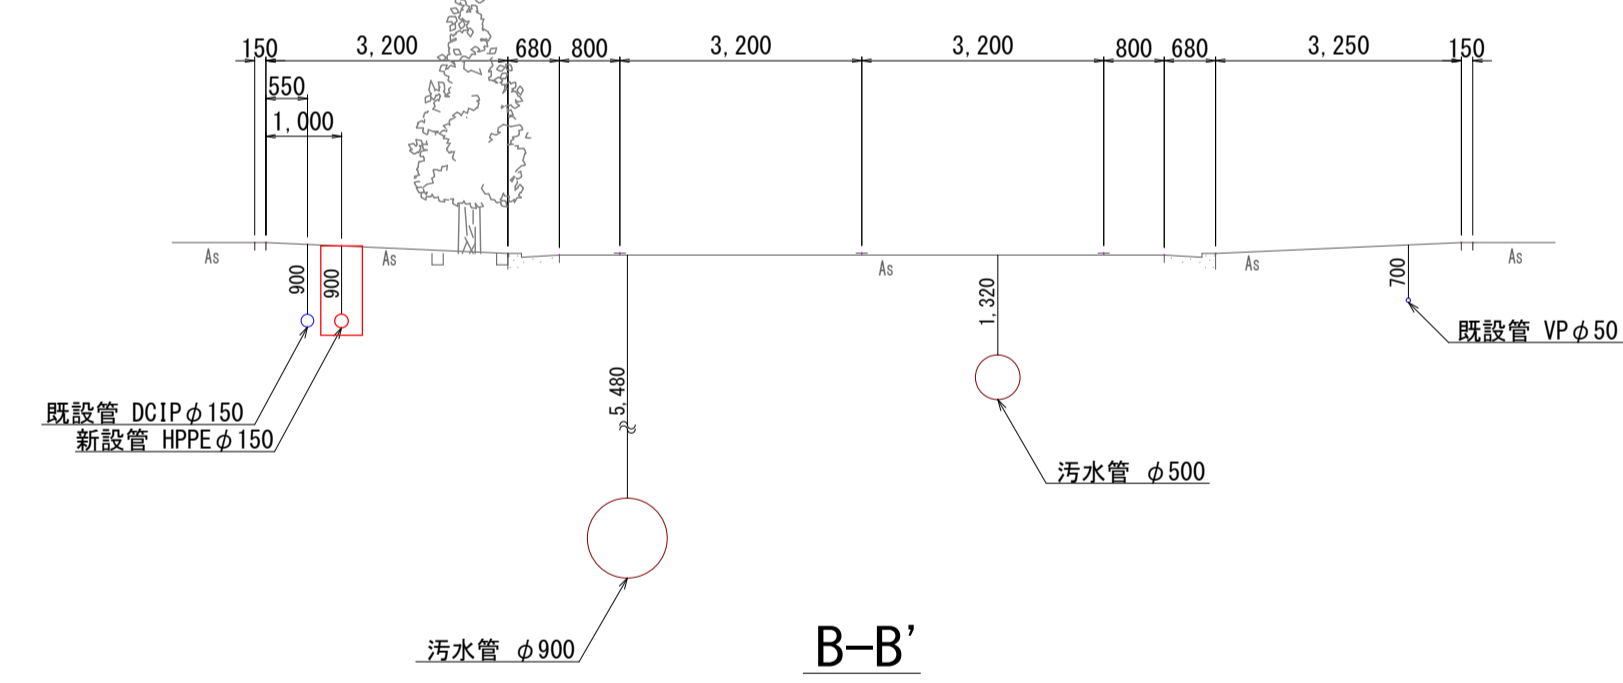

B-B'

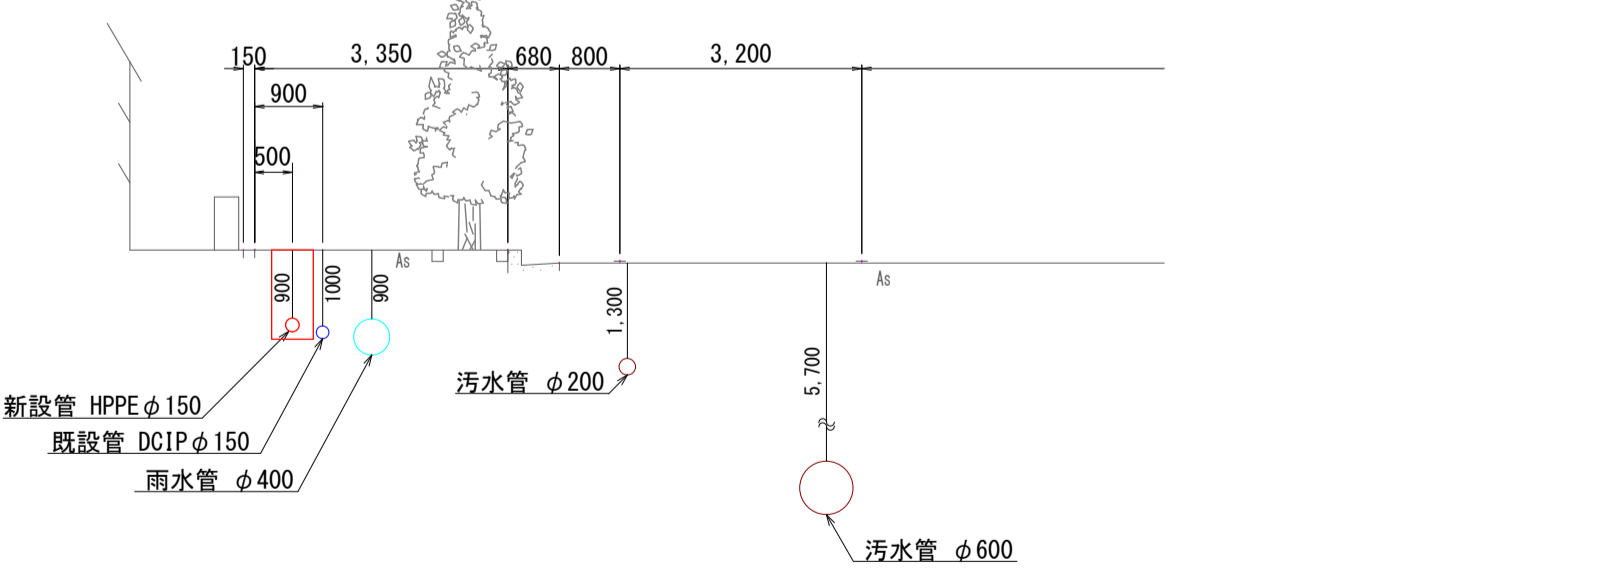


C-C'

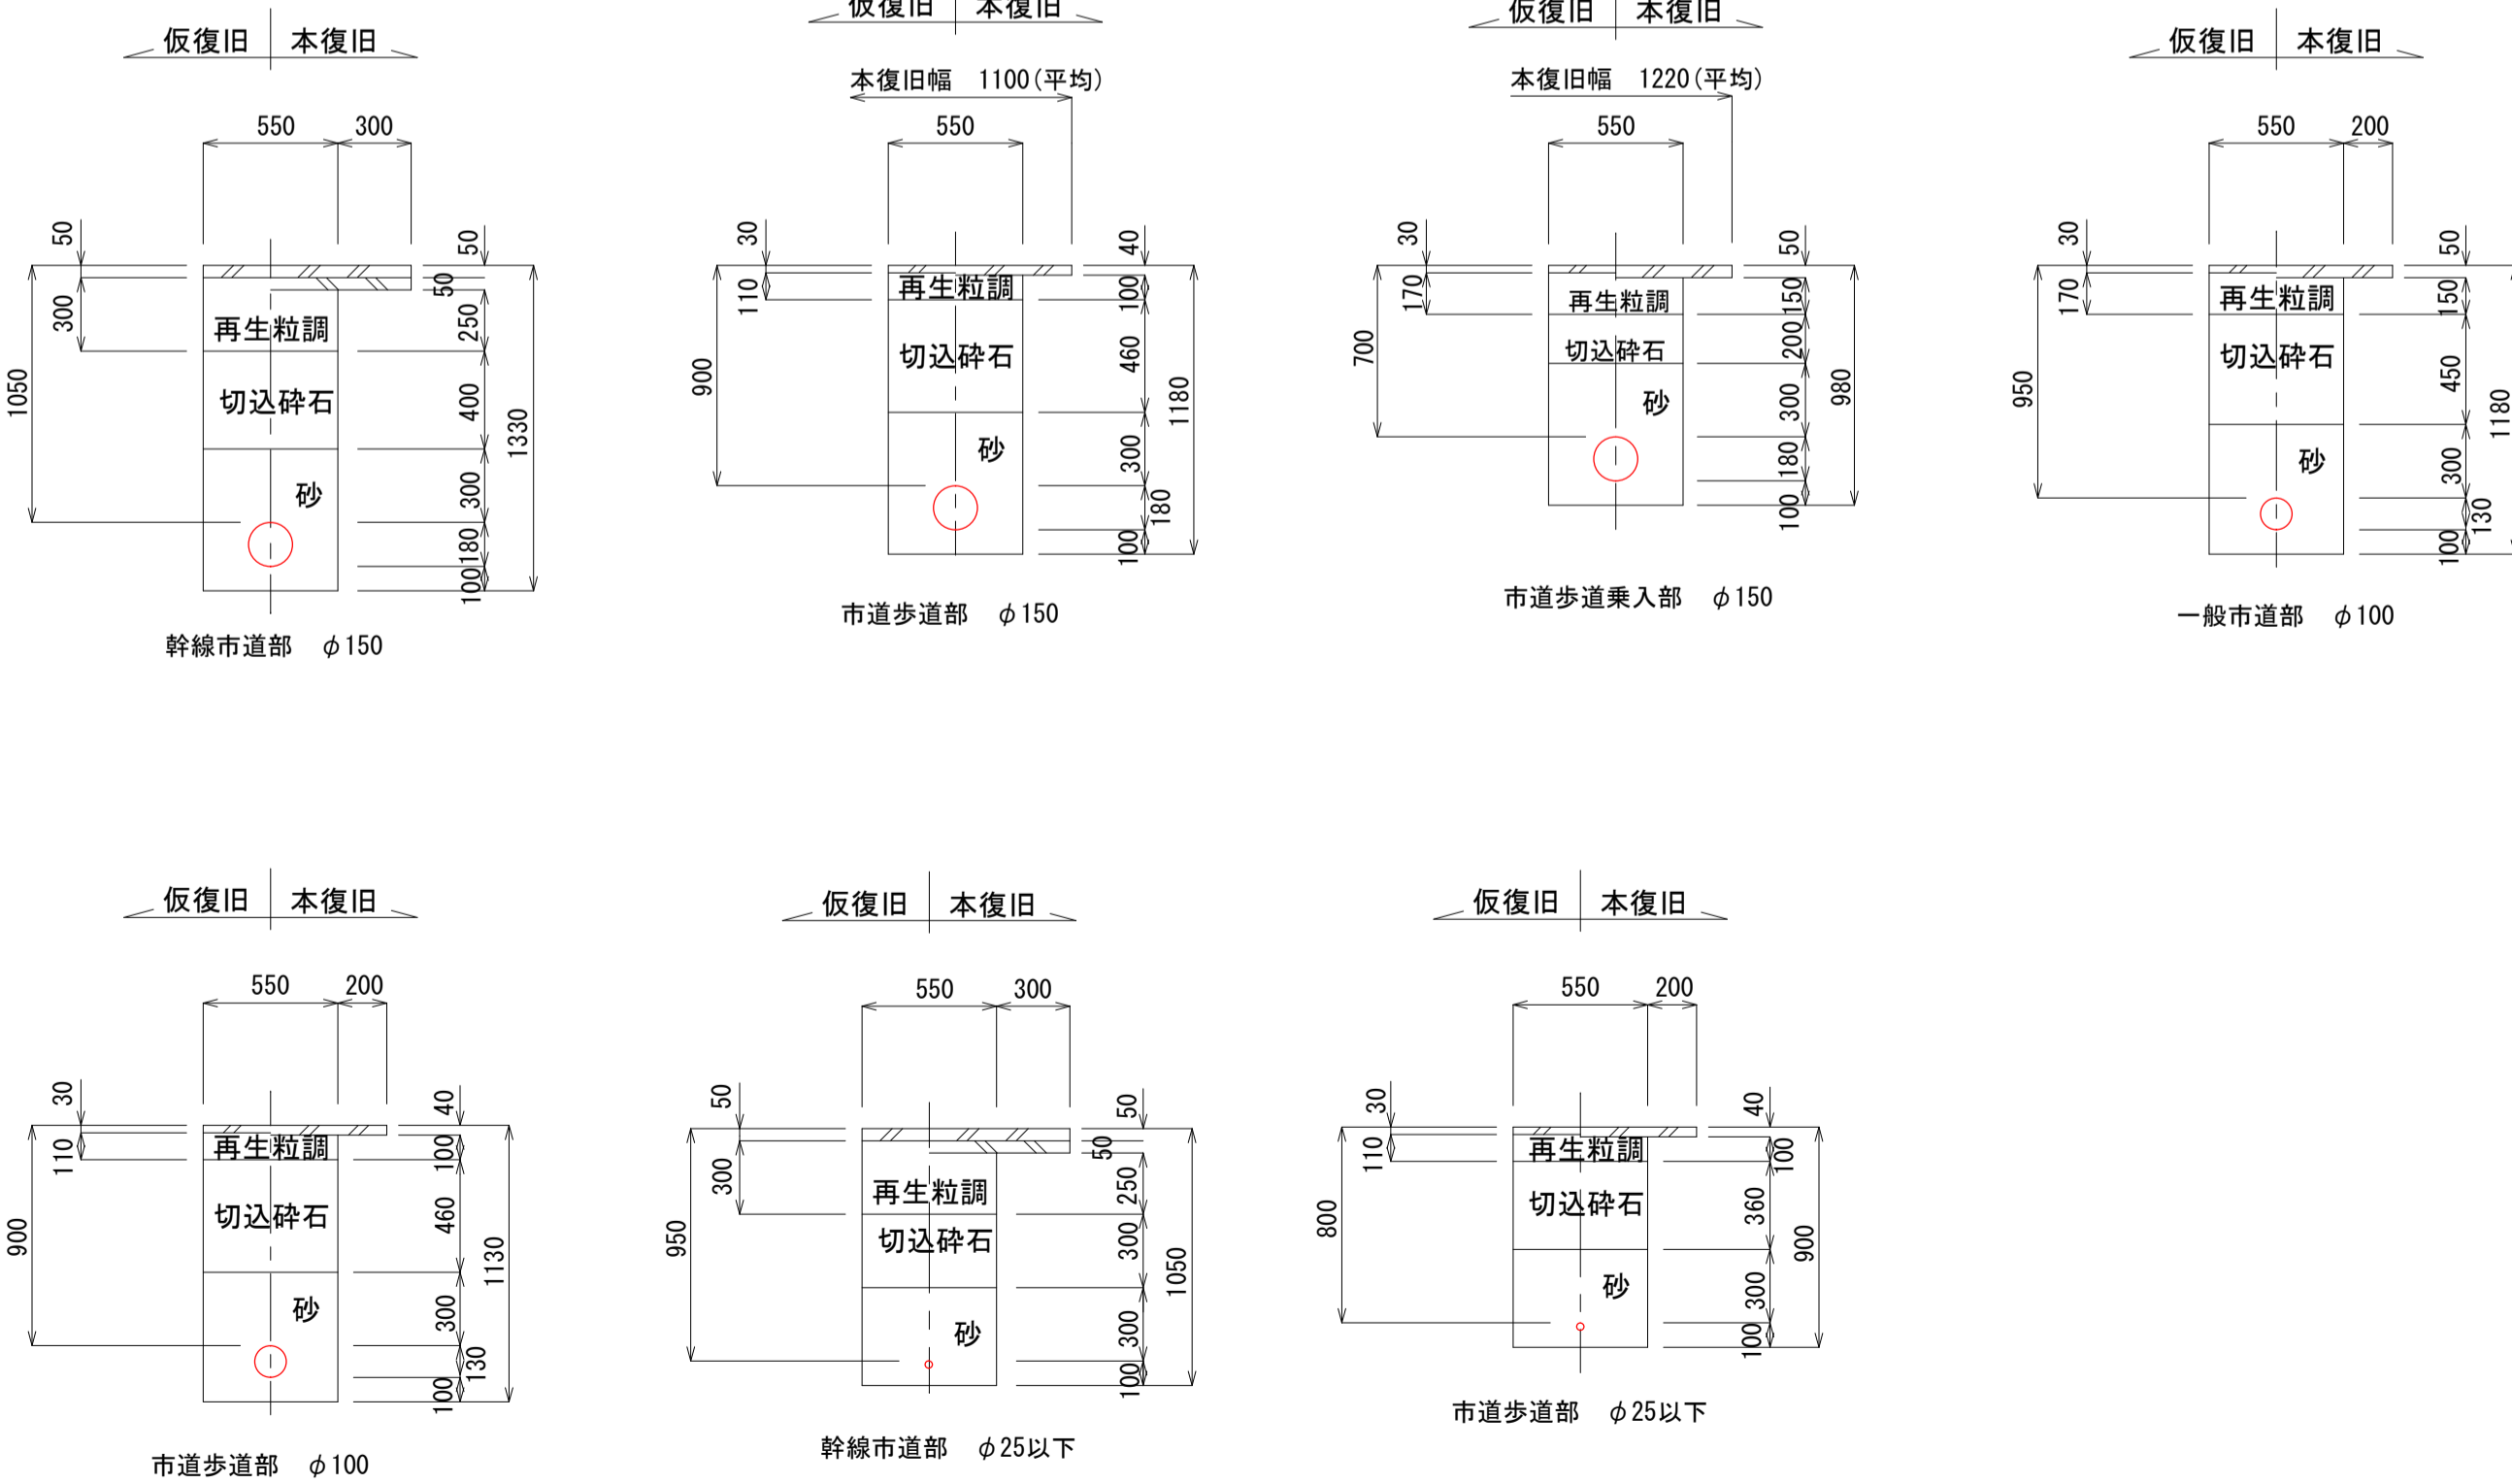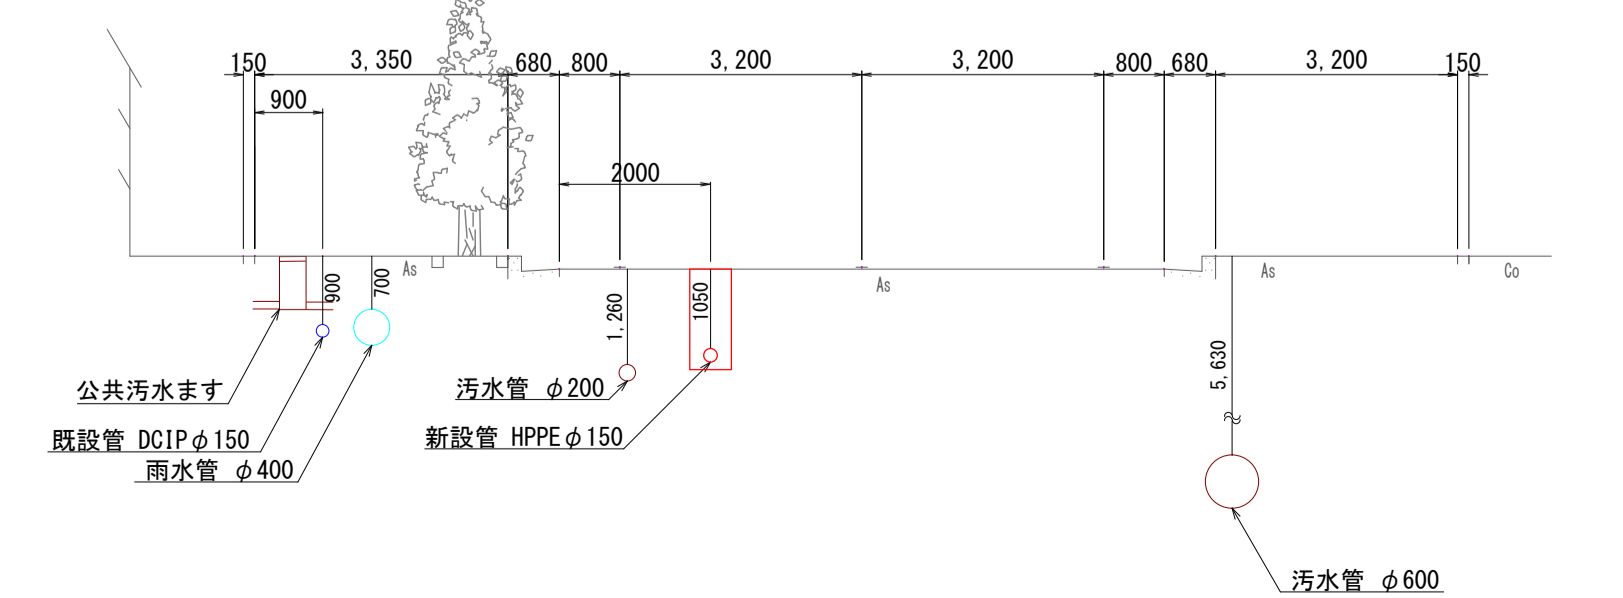


令和 2年度					
工事名	目尾・久保白線配水管布設替(2工区)工事				
工事箇所	飯塚市 川津 地内				
配管透視図				縮尺	Free
課長	課長補佐	係長	係	図面番号	3/3
飯塚市企業局 上水道課					

配管透視図(S=Free)


HPPE φ 150~216.8m, HPPE φ 100~10.2m, 地下式消火栓双口移設(流用)~1基, 地上式消火栓双口接続~1箇所, 泥吐き~1箇所, 引込接続~6箇所

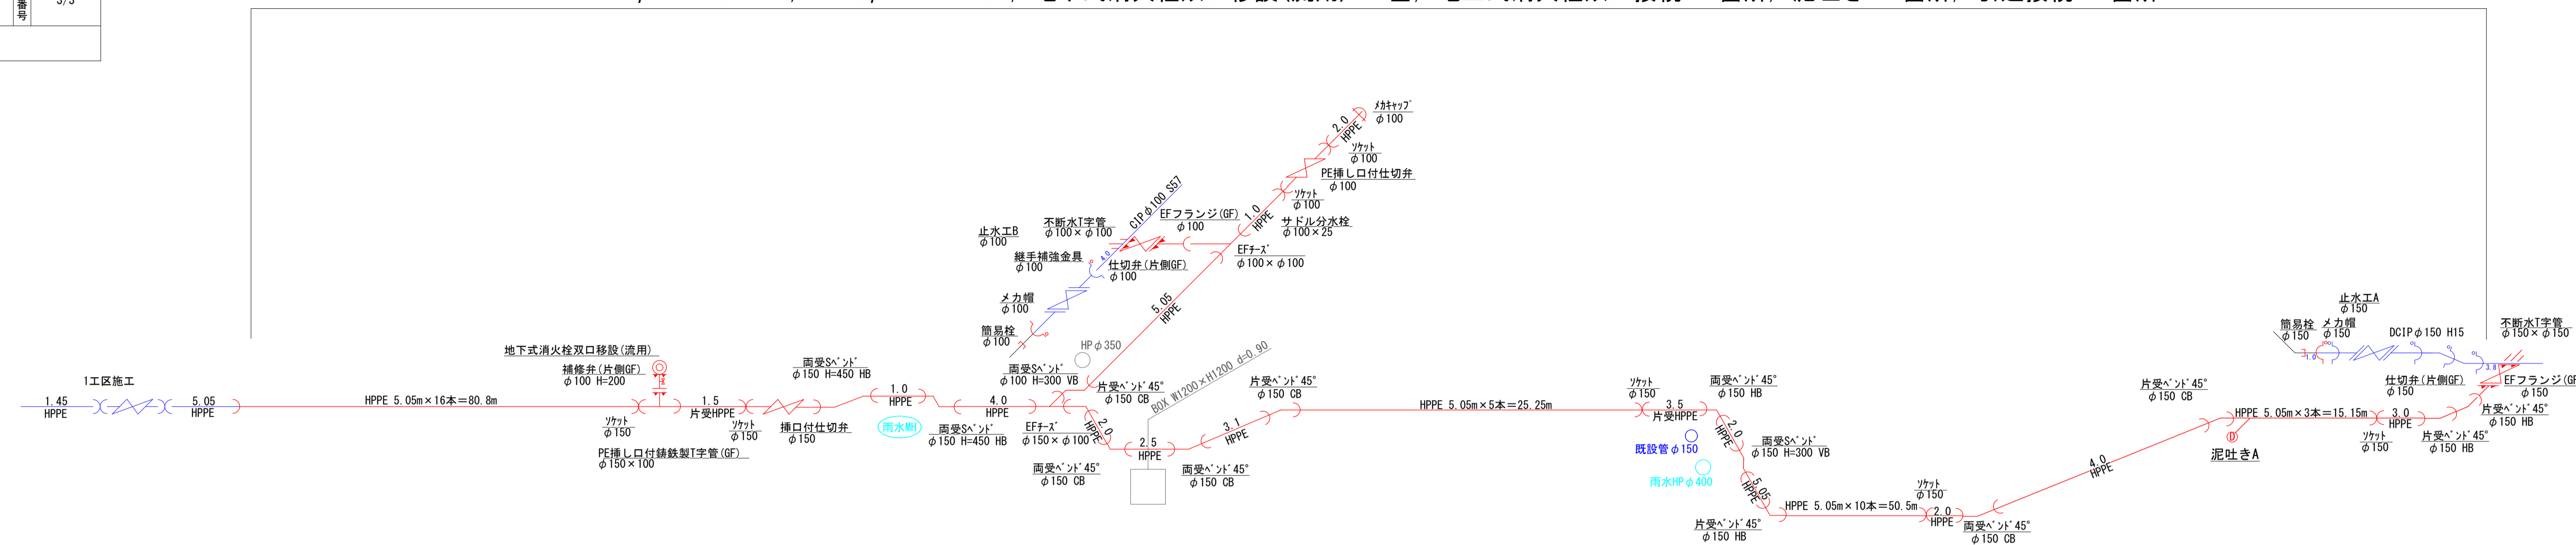

引込接続

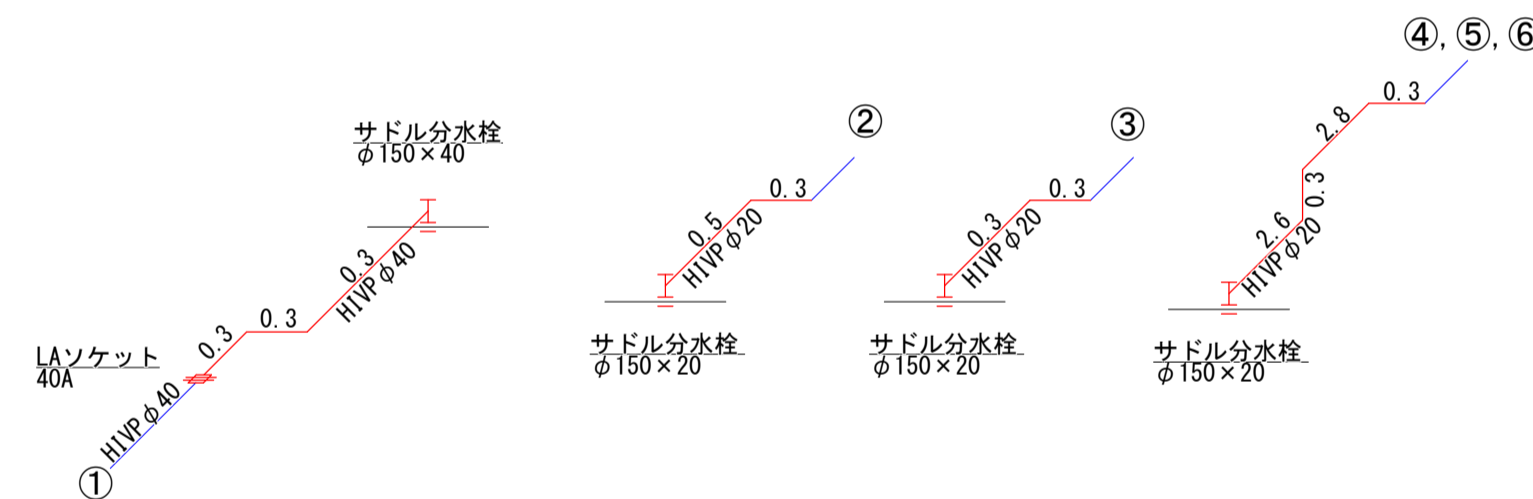

泥吐きA

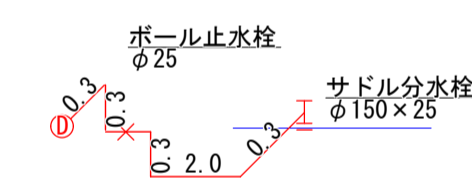

1工区側施工箇所配管透視図(S=Free)

