



令和 2年度				
工事名	忠隈～秋松地区配水幹線布設替 (2工区) 工事			
工事箇所	飯塚市 秋松 地内			
平面図・横断面			縮尺	図示
課長	課長補佐	係長	係	図面番号
				2/2
飯塚市企業局 上水道課				

平面図 (S=1/500)

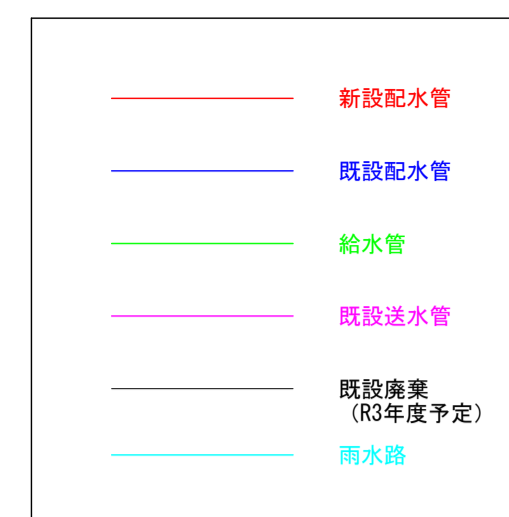


DCIP φ350 ~ 183.5m, 地下式消火栓単口移設(流用) ~ 1基, 泥吐 ~ 1箇所  
支管接続 ~ 2箇所, 引込接続 ~ 4箇所, 各戸引込 ~ 1戸

横断面図 (S=1/100)

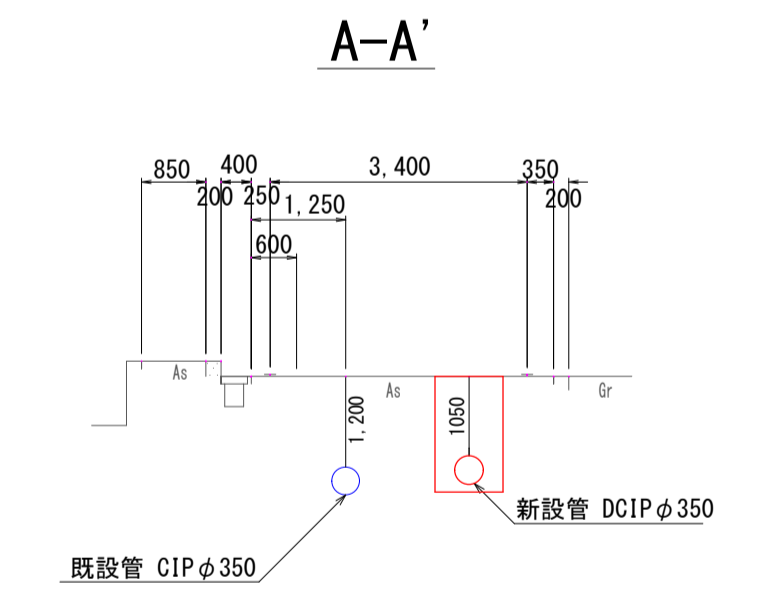


配管透視図 (S=Free)


DCIP φ350 ~ 183.5m, 地下式消火栓単口移設(流用) ~ 1基, 泥吐 ~ 1箇所  
支管接続 ~ 2箇所, 引込接続 ~ 4箇所, 各戸引込 ~ 1戸

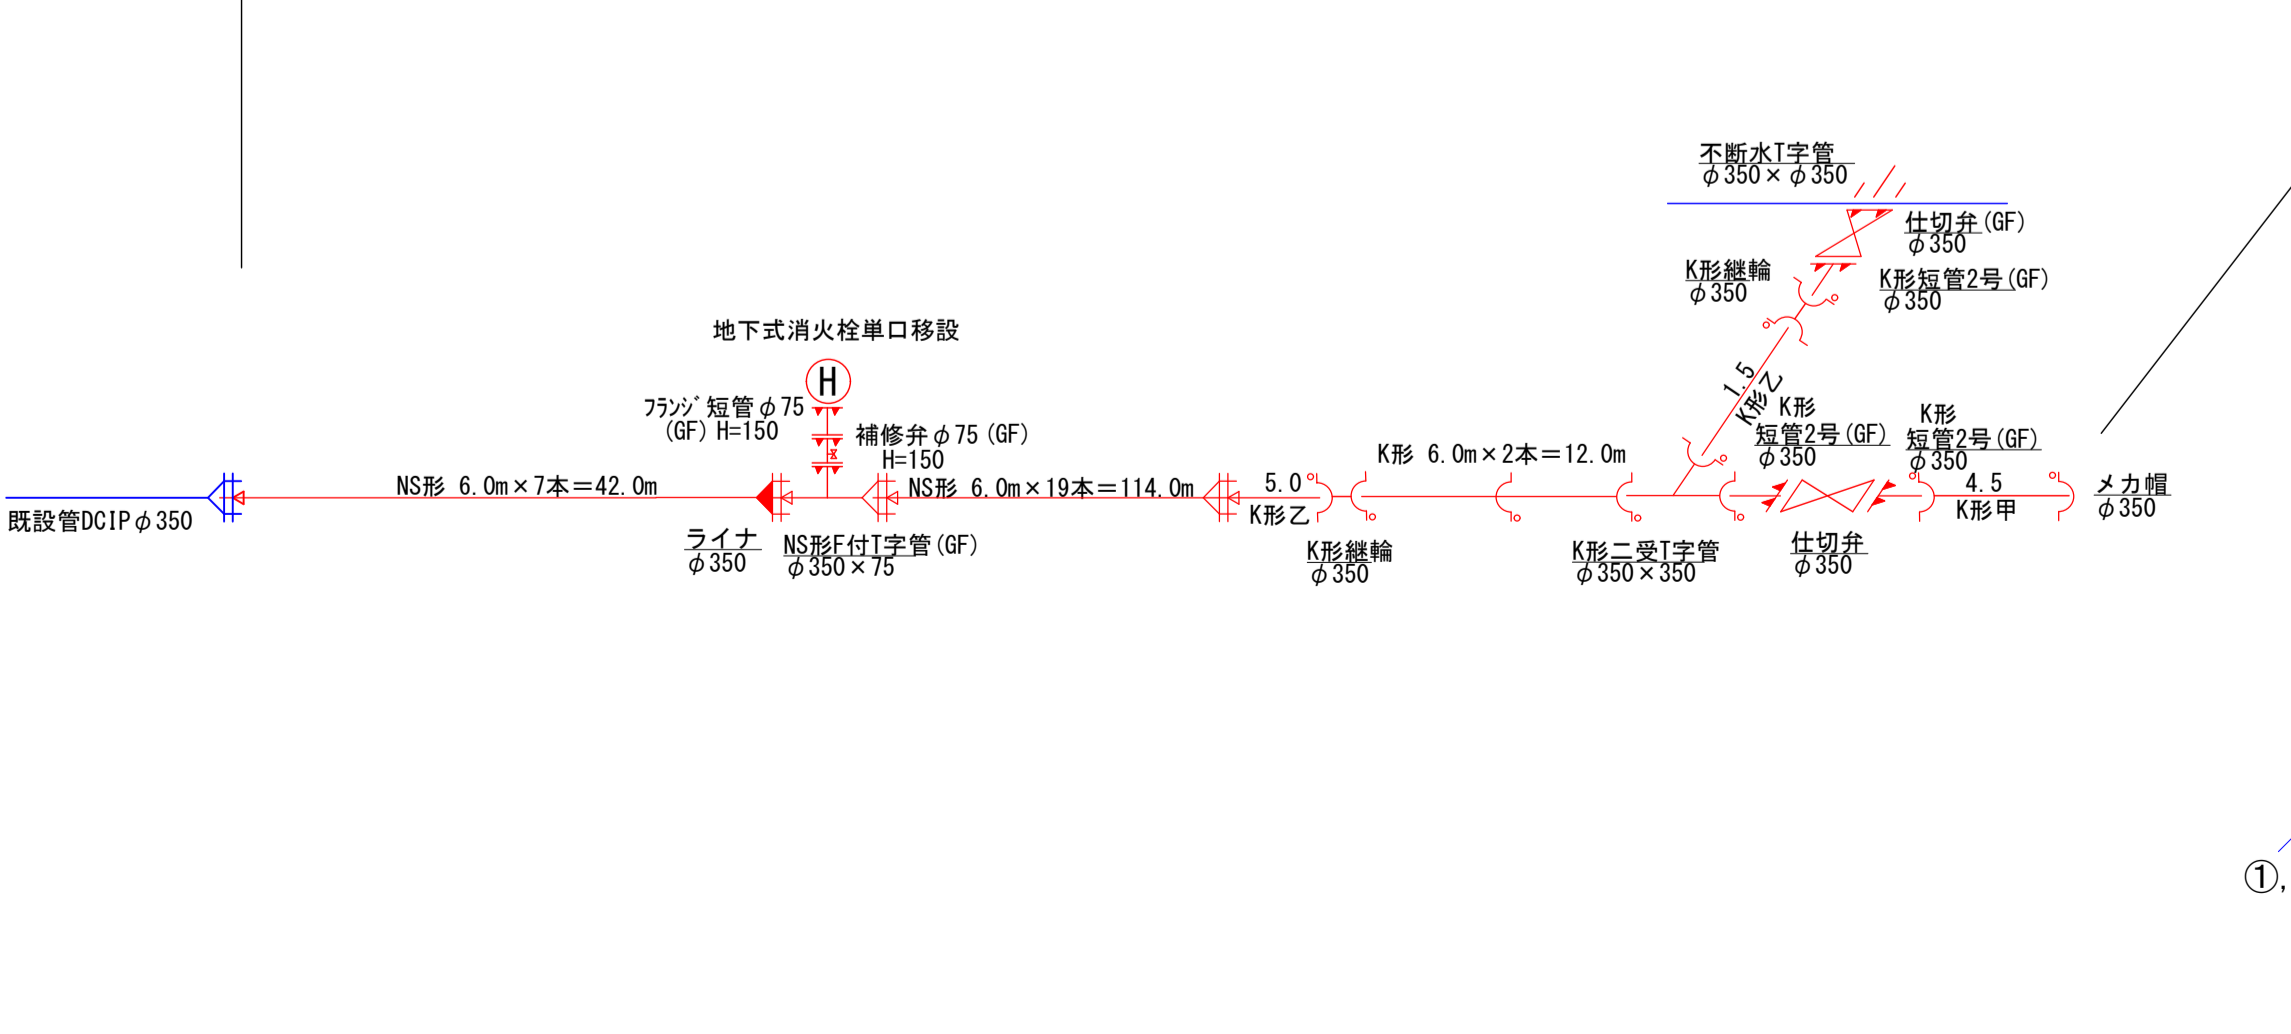


支管接続

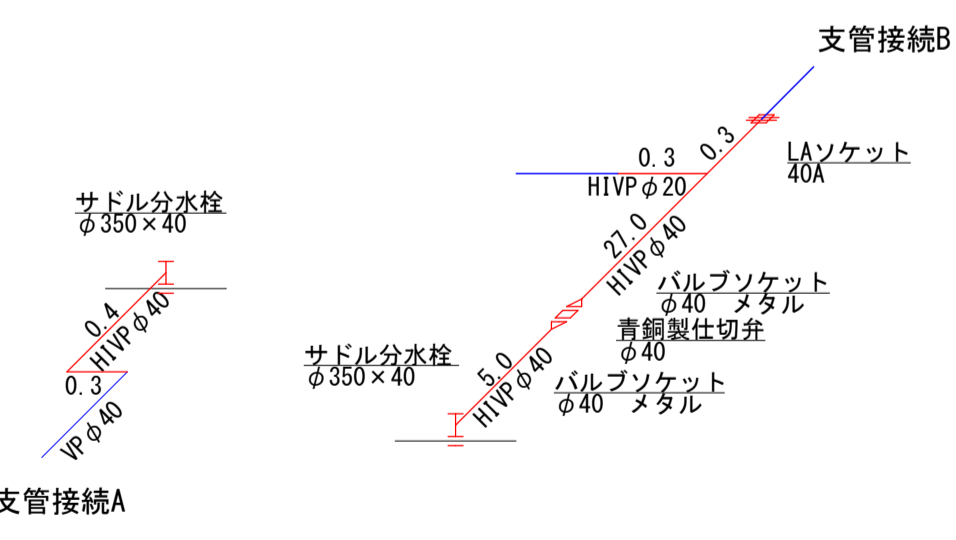


各戸引込

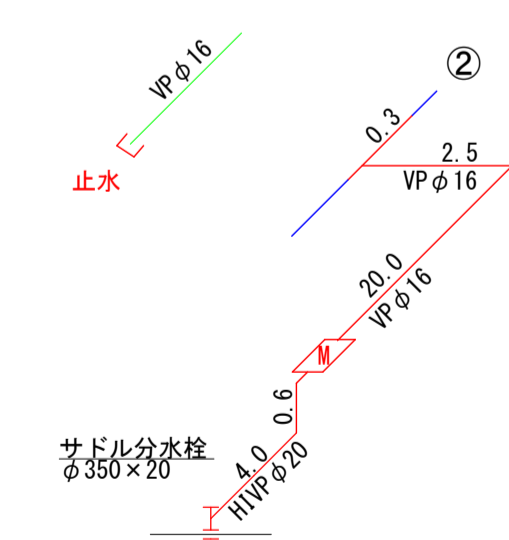

引込接続

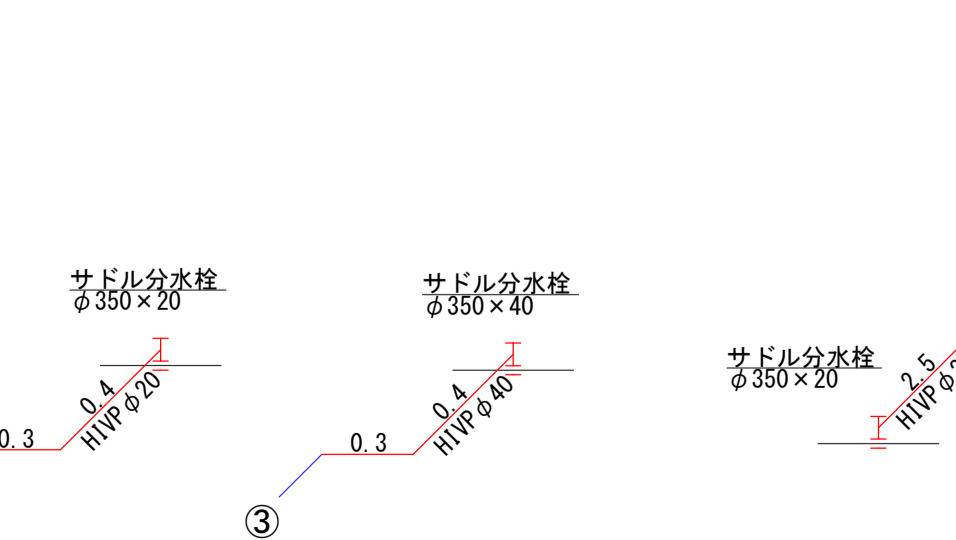

泥吐

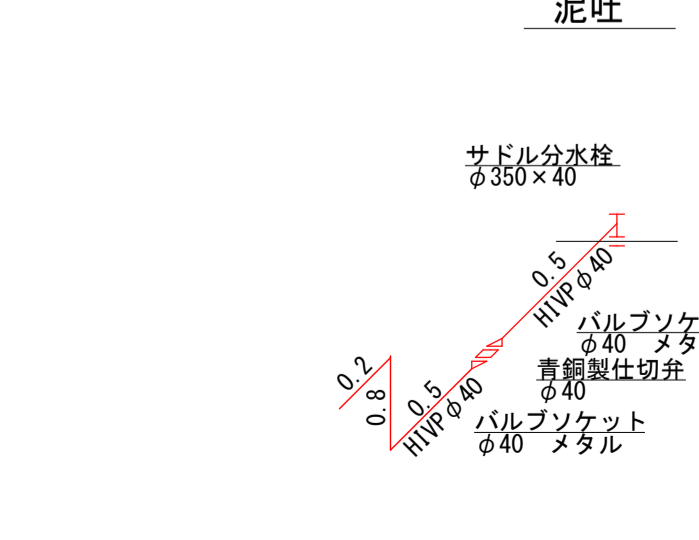

標準床掘路面復旧図 (S=1/30)

